
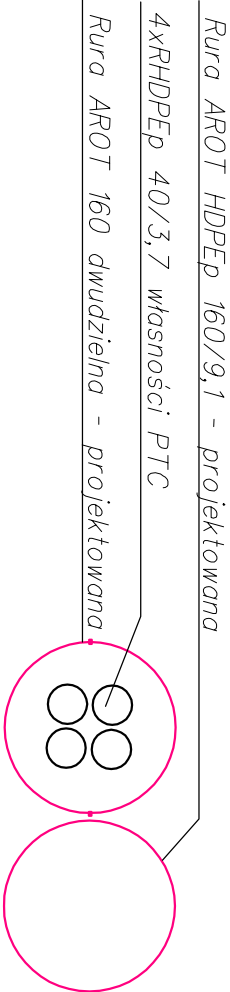


SZCZEGÓŁ 8

4xRHDFEP 40/3,7 własności PTC

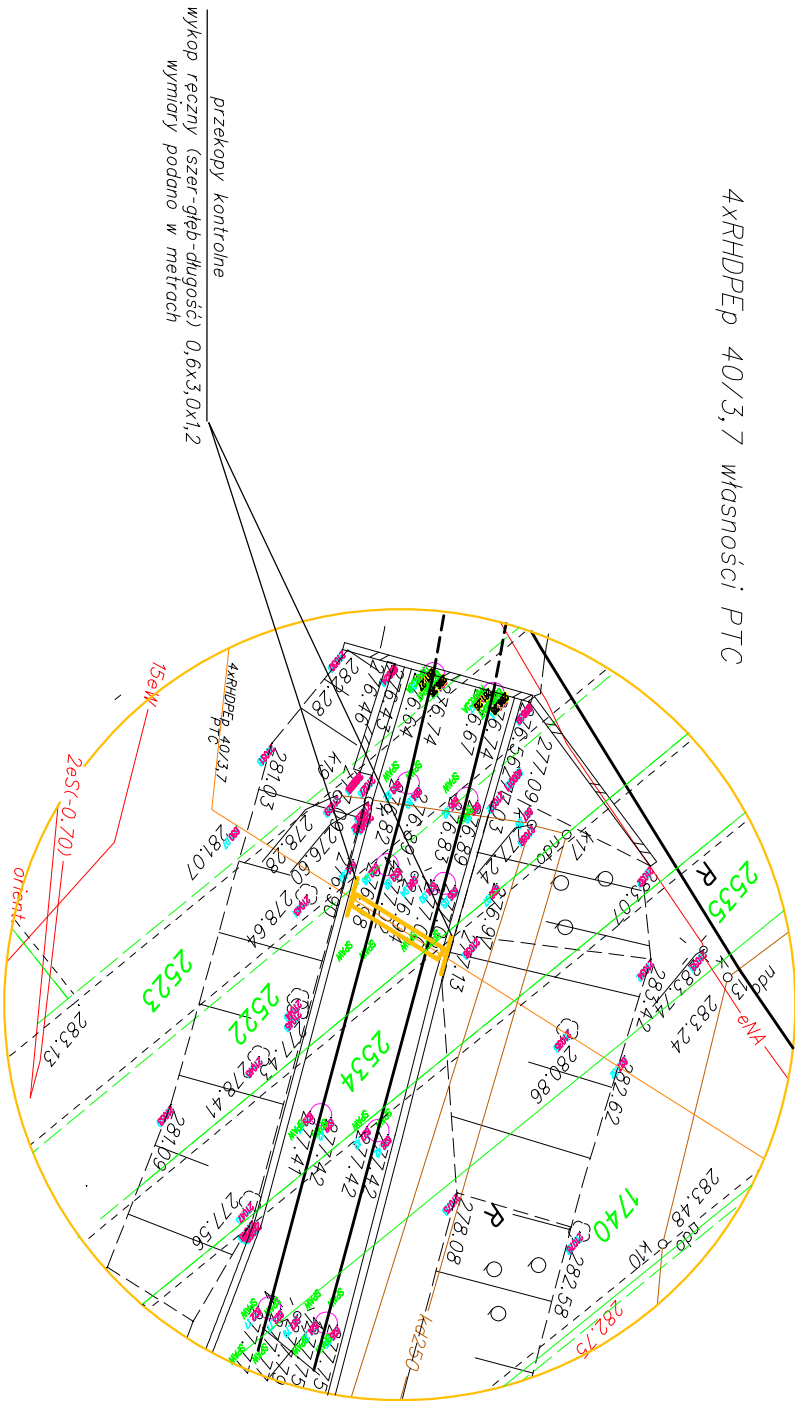

Przekopy kontrolne
Przekopy kontrolne dla sprawdzenia rzeczywistego posadowienia urządzeń teletechnicznych - kanalizacji i kabli telefonicznych wykop ręczny (szer-głęb-długość) 0,6x3,0x1,2

Odkopanie urządzeń teletechnicznych
Odkopanie urządzeń teletechnicznych na cedej szerokości modernizowanego torowiska tramwajowego pomiędzy wykonanymi przekopami kontrolnymi

Wykonanie odkopu urządzeń tak aby była możliwość nadożenia ruru ochronnej dwudzielnej typu AROT 160 dodatkowo ułożyć na tym odcinku dodatkowaurę RHDFEP 160/9,1 końce tych rur zabezpieczyć pianką poliuretanową
Przed zasypaniem zgłosić do odbioru przez przedstawiciela PTC końce rur oznaczyć słupkami betonowymi SO1

Warunki w piśmie BET/076/JSz z dnia 26.02.2010r.

Lp./No.	Typ modyfikacji/Modification	Data/Date	Podpis/Signature		
ZAMAWIAJĄCY / EMPLOYER					
Tramwaje Śląskie S.A. ul. Inwalidzka 5 41-506 Chorzów tel. (+48) 32 246 60 61 fax: (+48) 32 251 00 96 e-mail: ts@tram-silesia.pl					
BIURO PROJEKTOWE / DESIGN OFFICE					
MIB Polska Sp. z o.o. ul. Dąbrowska 5 30-826 Kraków tel. (+48) 12 619 24 00 fax: (+48) 12 619 24 19 e-mail: biuro@mib.pl					
FUNKCJA / FUNCTION	IMIĘ I NAZWISKO / NAME	BRANŻA / DISCIPLINE	NR UPRAWNIENI / LICENSE	PODPIS / SIGNATURE	
Projektant/ Designer	Eugeniusz Chuderski	telekom.	1628/99/U		
Opracował/ Work out	Łukasz Wysz	telekom.			
Sprawdził/ Evaluated	Łukasz Wojdyła	telekom.	0349/97/U		
TEMAT / SUBJECT					
"MODERNIZACJA LINII TRAMWAJOWEJ NA ULICY 3-GO MAJA, OD CWK DO PĘTLI ZAGÓRZE" W SOSNOWCU					
Obiekt/Object	Nazwa rysunku/Drawing title				
	Fragment planu z urządzeniami do zabezpieczenia SZCZEGÓŁ 8				
Nr Umowy/Contract No.	Skala/Scale	Data/Date			
DO/318/2009	1:500	07.2010			
OZNACZENIE RYSUNKU / DRAWING DENOTATION					
Nr projektu/Project No.	Branch/Branch	Stadium/Phase	Część/Part	Nr rysunku/Drawing No.	Nr rew./Rev. No.
T	PW	4		RYS.4.4.8	