


SZCZEGÓŁ 9
2. założyć rurę ochronną dwudzielną


SZCZEGÓŁ 10

1. wykonać zabezpieczenie płytami żelbetonowymi na podsypce piaskowej

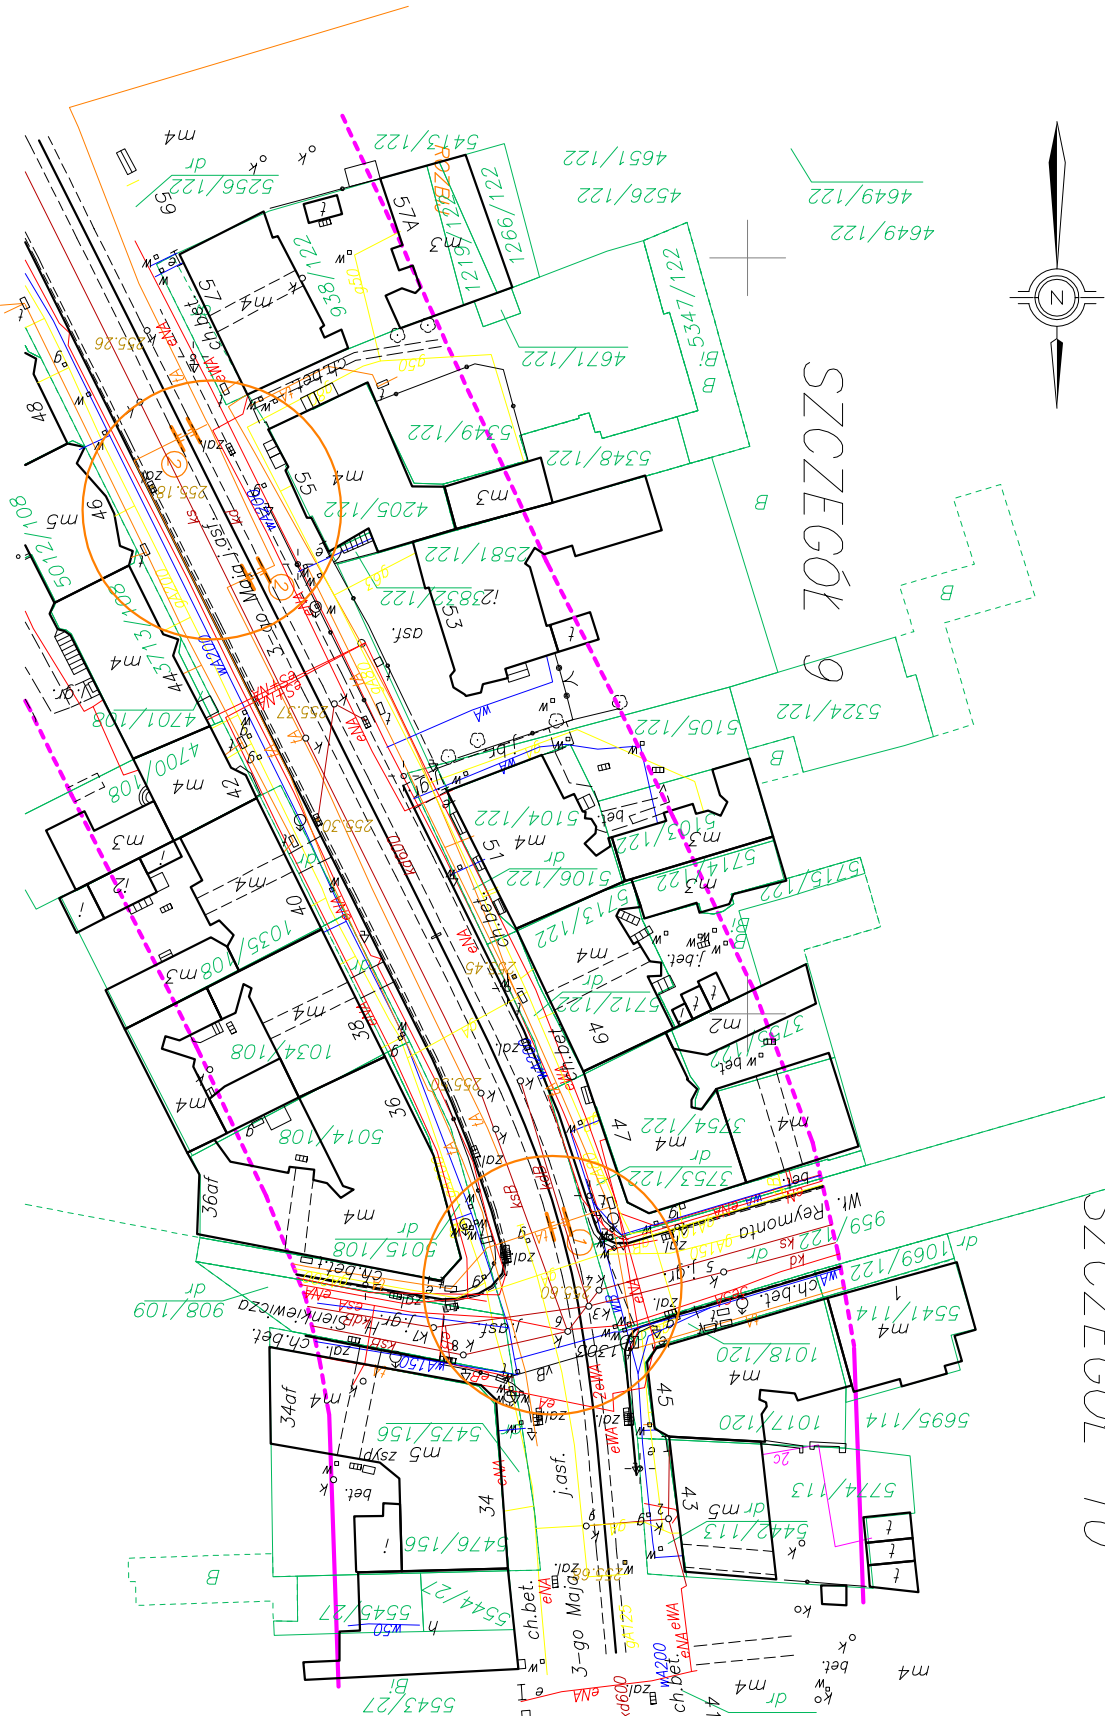

UWAGA.

Dotyczy przekopów kontrolnych na wszystkich – podziemnych urządzeniach teletechnicznych, krzyżujących się z torem i remontowanym torowiskiem oraz projektowanym odwodnieniem.

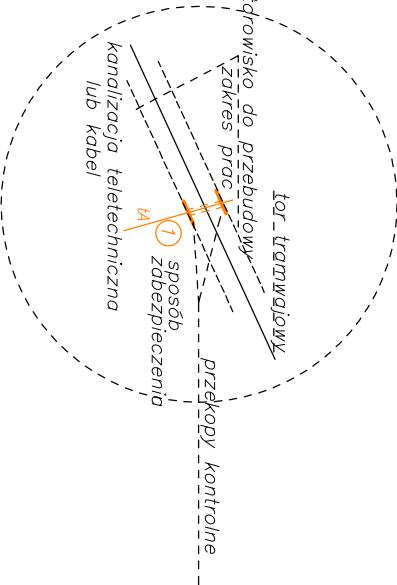

LEGENDA:

- zakres aktualizacji
- sieć energetyczna
- sieć wodociągowa
- sieć telekomunikacyjna
- sieć gazowa
- sieć kanalizacyjna
- sieć ciepłownicza
- 3000/160 nr działki
- granica działki
- rodzaj użytku
- ZUDP

Lp./No.				Typ modyfikacji/Modification				Data/Date				Podpis/Signature											
ZAMAWIAJĄCY / EMPLOYER												Tramwaje Śląskie S.A.											
												ul. Inwalidzka 5											
												41-506 Chorzów											
												tel. (+48) 32 246 60 61											
												fax: (+48) 32 251 00 96											
												e-mail: ts@tram-silesia.pl											
BIURO PROJEKTOWE / DESIGN OFFICE																							
FUNKCJA / FUNCTION				IMIĘ I NAZWISKO / NAME				BRANŻA / DISCIPLINE				NR UPRAWNIENI / LICENSE				PODPIS / SIGNATURE							
Projektant/Designer				Eugeniusz Chuderski				telekom.				1628/99/U											
Opracował/Work out				Mieczysław Józef				telekom.															
Sprawdził/Evaluated				Janusz Wojdyła				telekom.				0349/97/U											
TEMAT / SUBJECT																							
MODERNIZACJA TOROWISKA TRAMWAJOWEGO W ULICY 3-GO MAJA																							
W ZABRZU																							
Obiekt/Obiect				Nazwa rysunku/Drawing title																			
Fragment planu z urządzeniami telekomunikacyjnymi																							
Nr Umowy/Contract No.				Skala/Scale				Data/Date															
DO/195/09				1:1000				01.2010															
OZNACZENIE RYSUNKU / DRAWING DENOTATION																							
Nr projektu/Project No.				Branża/Branch				Stadium/Phase				Część/Part				Nr rysunku/Drawing No.				Nr rew./Rev. No			
T				PB				4								RYS.4.6							