
 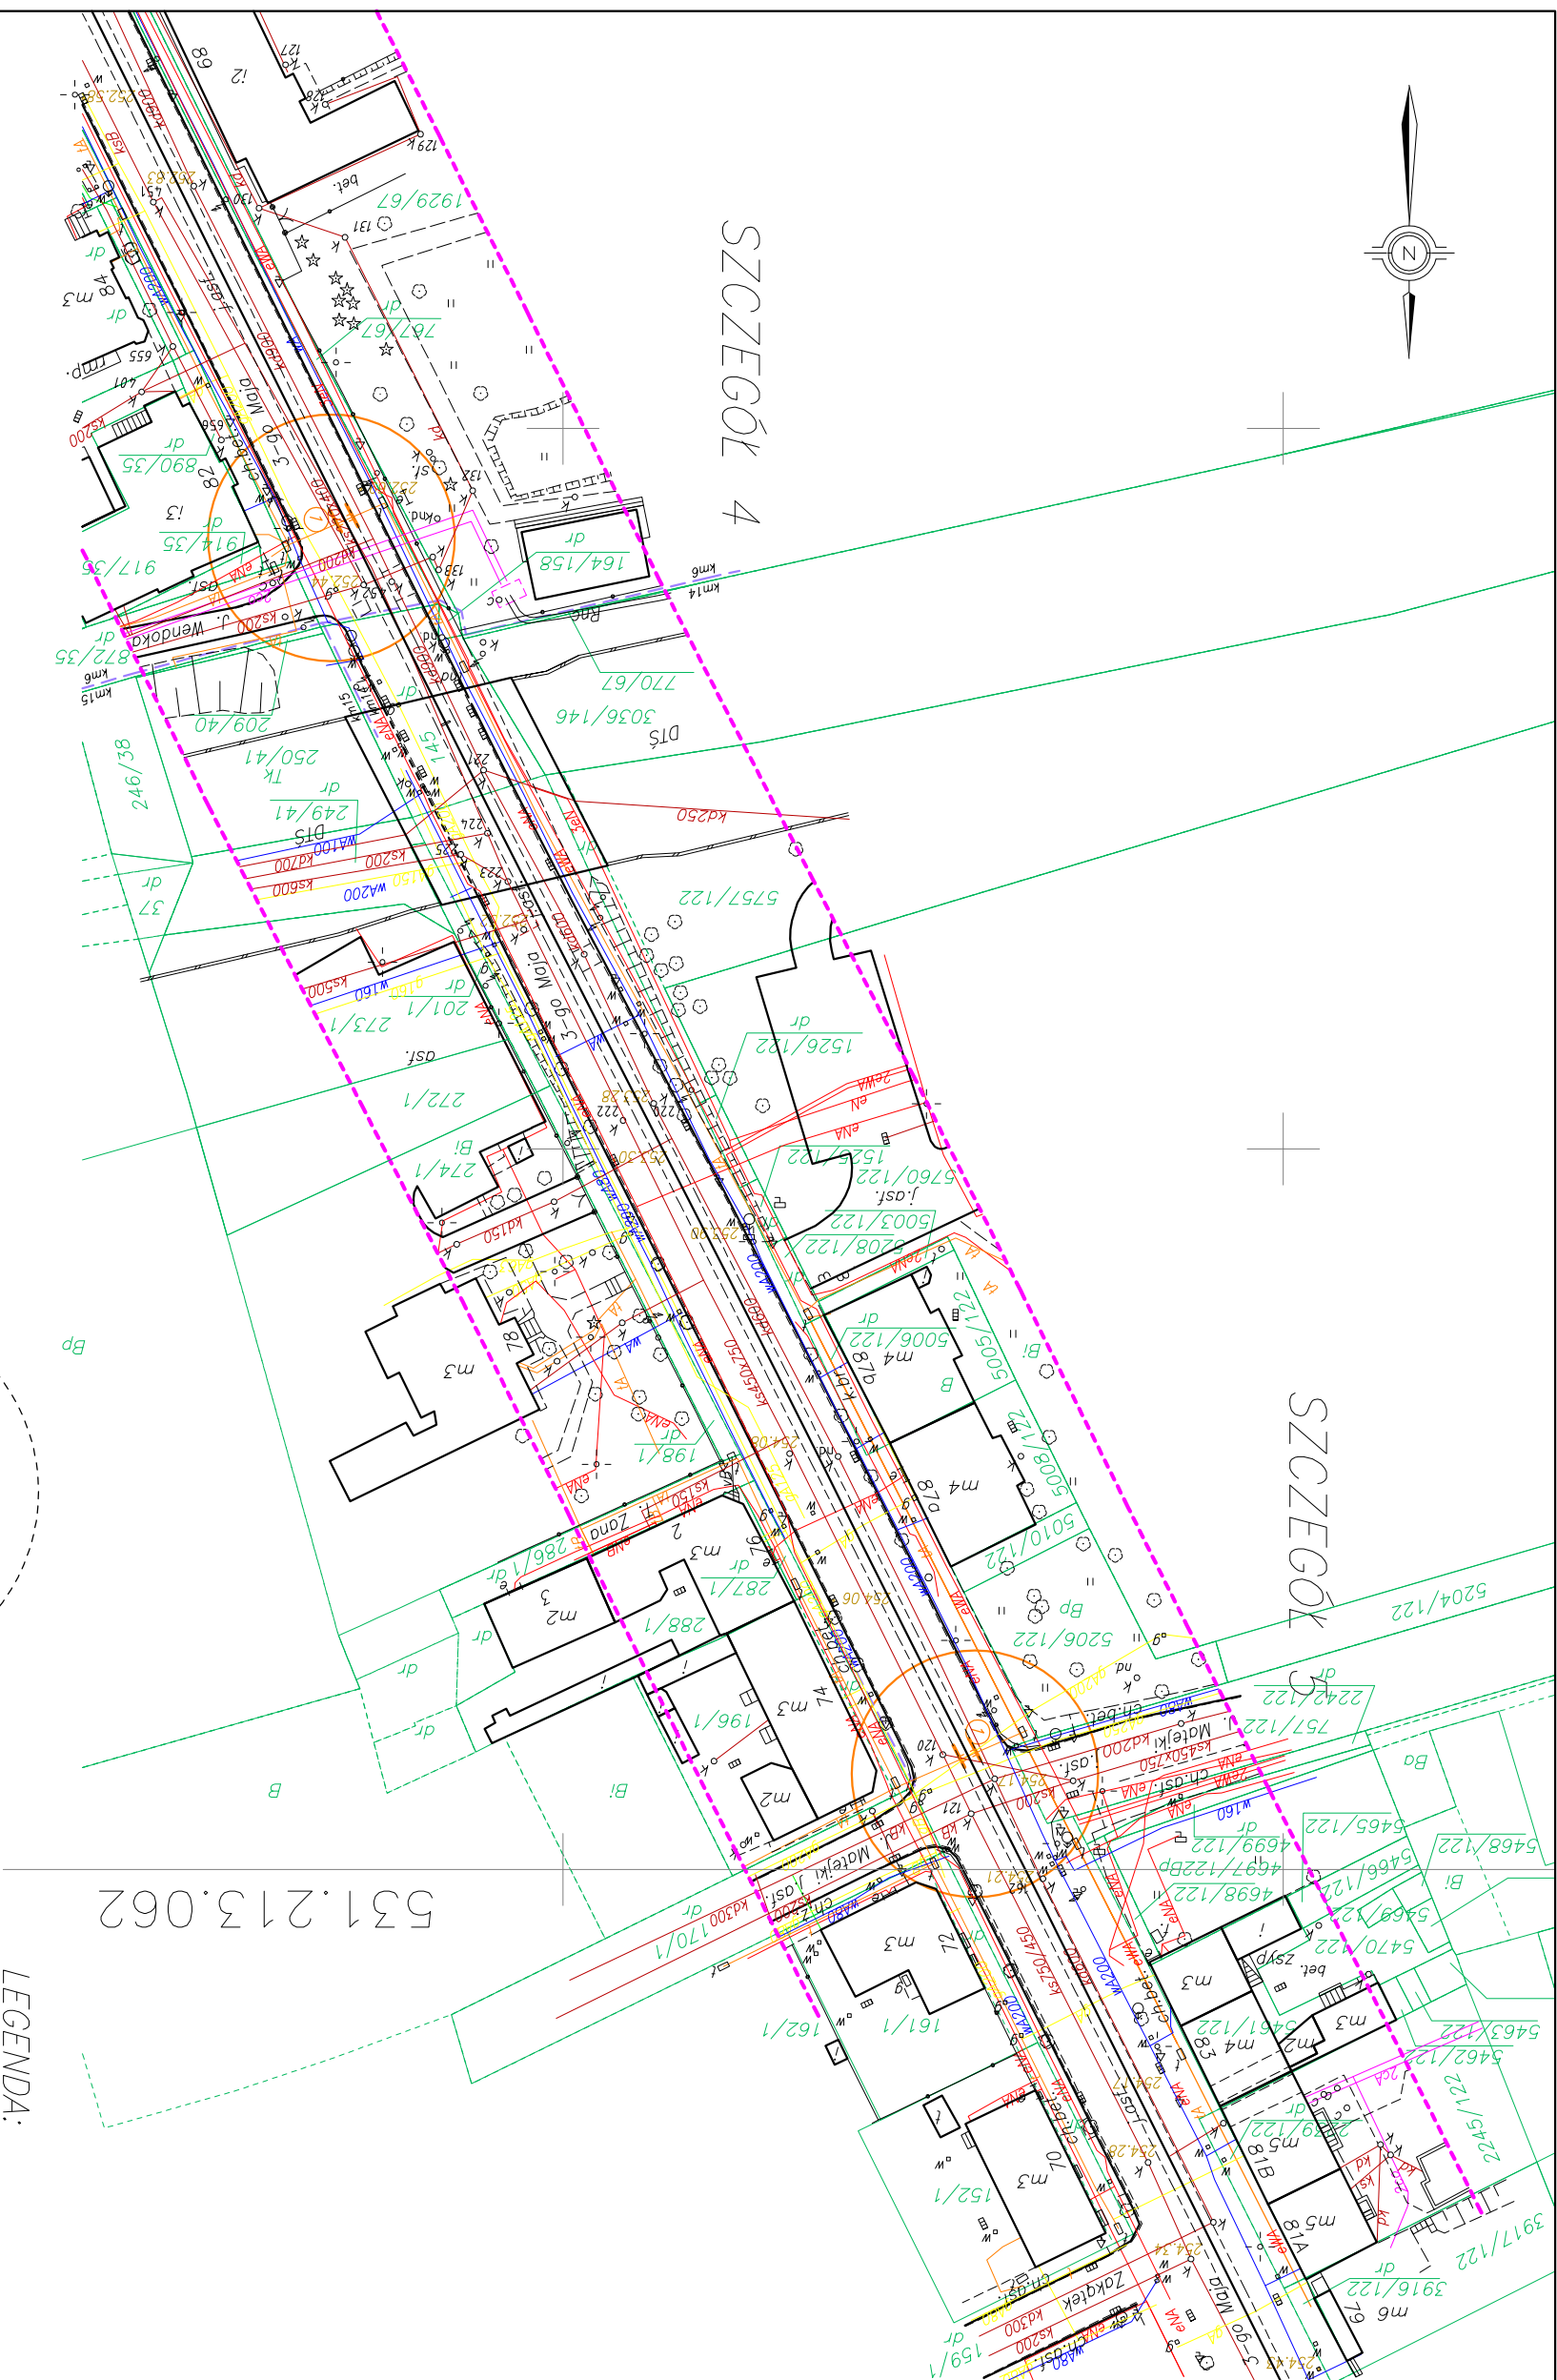




SZCZEGÓŁ 4

1. wykonać zabezpieczenie płytami żelbetonowymi na podsypce piaskowej


SZCZEGÓŁ 5

1. wykonać zabezpieczenie płytami żelbetonowymi na podsypce piaskowej

Lp./No.		Typ modyfikacji/Modification		Data/Date		Podpis/Signature			
ZAMAWIAJĄCY / EMPLOYER									
Tramwaje Śląskie S.A. ul. Inwalidzka 5 41-506 Chorzów tel. (+48) 32 246 60 61 fax: (+48) 32 251 00 96 e-mail: ts@tram-slaskie.pl									
BIURO PROJEKTOWE / DESIGN OFFICE									
MIB Polska Sp. z o.o. ul. Dąbrowska 5 30-826 Kraków tel. (+48) 12 619 24 00 fax: (+48) 12 619 24 19 e-mail: biuro@mib.pl									
FUNKCJA / FUNCTION		IMIĘ I NAZWISKO / NAME		BRANŻA / DISCIPLINE		NR UPRAWNIENIENI / LICENSE		PODPIS / SIGNATURE	
Projektant/Designer		Eugeniusz Chuderski		telekom.		1628/99/U			
Opracował/Work out		Nycz Józef		telekom.					
Sprawdził/Evaluated		Janusz Wojdyła		telekom.		0349/97/U			
TEMAT / SUBJECT		MODERNIZACJA TOROWISKA TRAMWAJOWEGO W ULICY 3-GO MAJA W ZABRZU							
Obiekt/Object		Nazwa rysunku/Drawing title							
		Fragment planu z urządzeniami telekomunikacyjnymi							
Nr Umowy/Contract No.		Skala/Scale		1:1000		Data/Date		01.2010	
DO/195/09									
OZNACZENIE RYSUNKU / DRAWING DENOTATION									
Nr projektu/Project No.		Branża/Branch		Stadium/Phase		Część/Part		Nr rysunku/Drawing No.	
T		PW		4				RYS.4.4	

UWAGA.

Dotyczy przekopów kontrolnych na wszystkich – podziemnych urządzeniach teletechnicznych, krzyżujących się z torem i remontowanym torowiskiem oraz projektowanym odwodnieniem.

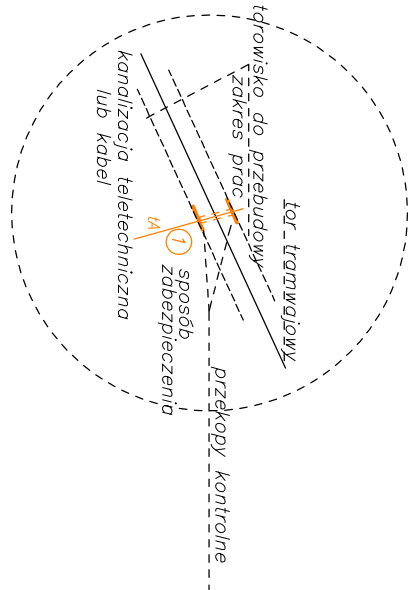

LEGENDA:

- zakres aktualizacji
- sieć energetyczna
- sieć wodociągowa
- sieć telekomunikacyjna
- sieć gazowa
- sieć kanalizacyjna
- sieć ciepłownicza
- 3000/160 nr działki
- granica działki
- rodzaj użytku
- ZUDP