




SZCZEGÓŁ 10

SZCZEGÓŁ 9

2. założycie rurę ochronną dwudzielną


SZCZEGÓŁ 10

1. wykonać zabezpieczenie płytami żelbetonowymi na podsypce piaskowej

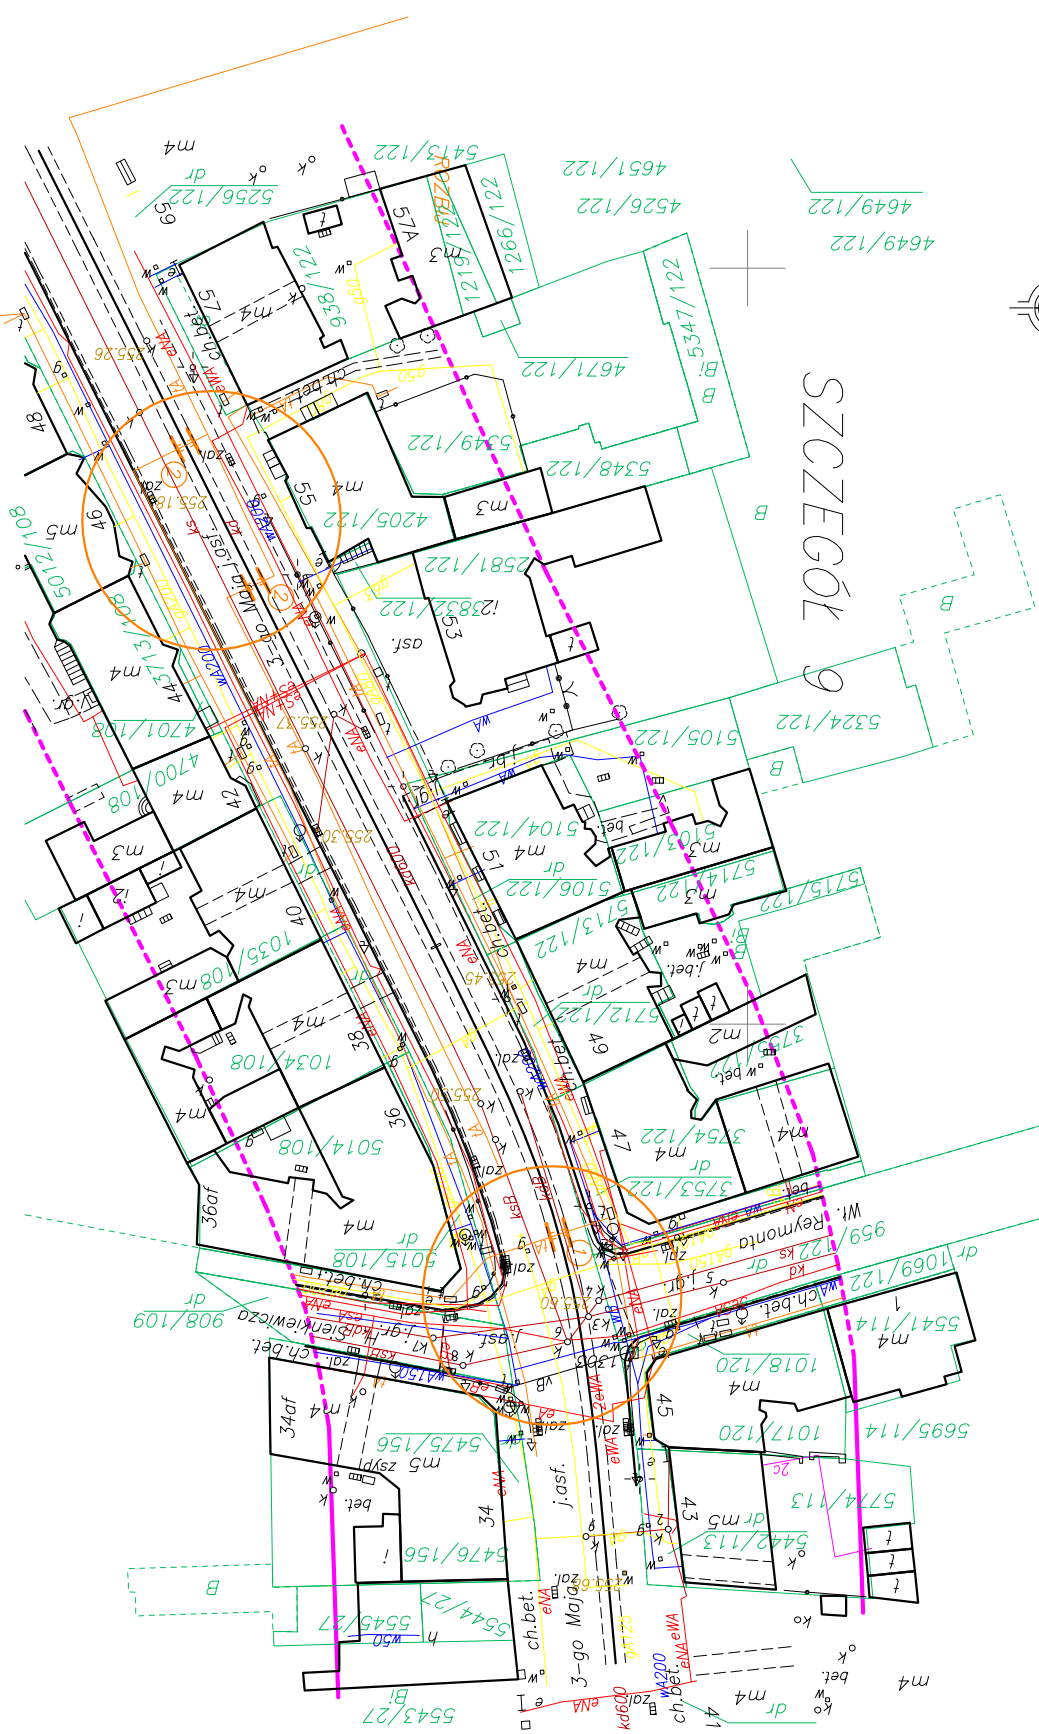


UMAGA.

Dotyczy przekopów kontrolnych na wszystkich – podziemnych urzędzeniach teletechnicznych, krzyżujących się z torem i remontowanym torowiskiem oraz projektowanym odwodnieniem.

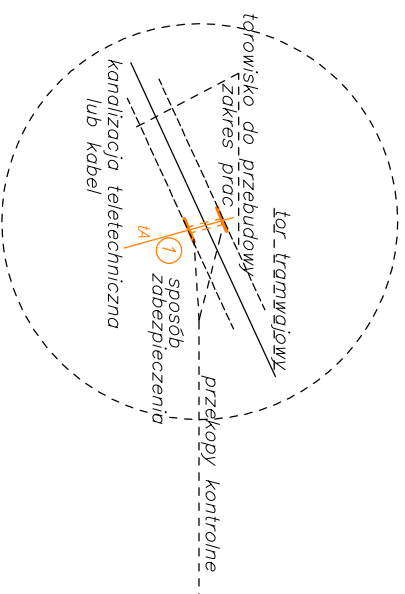

LEGENDA:

 - zakres aktualizacji
- sieć energetyczna
- sieć wodociągowa
- sieć telekomunikacyjna
- sieć gazowa
- sieć kanalizacyjna
- sieć ciepłownicza
- 3000/160 nr działki
- granica działki
- B rodzaj użytku
- ZUDP

Lp./No.	Typ modyfikacji/Modification	Data/Date	Podpis/Signature		
ZAMAWIAJĄCY / EMPLOYER					
 Tramwaje Śląskie S.A. ul. Inwalidzka 5 41-506 Chorzów tel. (+48) 32 246 60 61 fax: (+48) 32 251 00 96 e-mail: ts@tram-slaskie.pl					
BIURO PROJEKTOWE / DESIGN OFFICE					
Polska Sp. z o.o. MIB Polska Sp. z o.o. ul. Dąbrasza 5 30-826 Kraków tel. (+48) 12 619 24 00 fax: (+48) 12 619 24 19 e-mail: biuro@mib.pl					
FUNKCJA / FUNCTION	IMIĘ I NAZWISKO / NAME	BRANŻA / DISCIPLINE	NR UPRAWNIENI / LICENSE	PODPIS / SIGNATURE	
Projektant/Designer	Eugeniusz Chuderski	telekom.	1628/99/U		
Opracował/Work out	Nycz Józef	telekom.			
Sprawdził/Evaluated	Janusz Wojdyła	telekom.	0349/97/U		
TEMAT / SUBJECT					
MODERNIZACJA TOROWISKA TRAMWAJOWEGO W ULICY 3-GO MAJA W ZABRZU					
Obiekt/Object	Nazwa rysunku/Drawing title				
Fragment planu z urządzeniami telekomunikacyjnymi					
Nr Umowy/Contract No.	Skala/Scale	Data/Date			
DO/195/09	1:1000	01.2010			
OZNACZENIE RYSUNKU / DRAWING DENOTATION					
Nr projektu/Project No.	Branża/Branch	Stadium/Phase	Część/Part	Nr rysunku/Drawing No.	Nr rew./Rev. No.
T	PW	4	RYS.4.6		