
 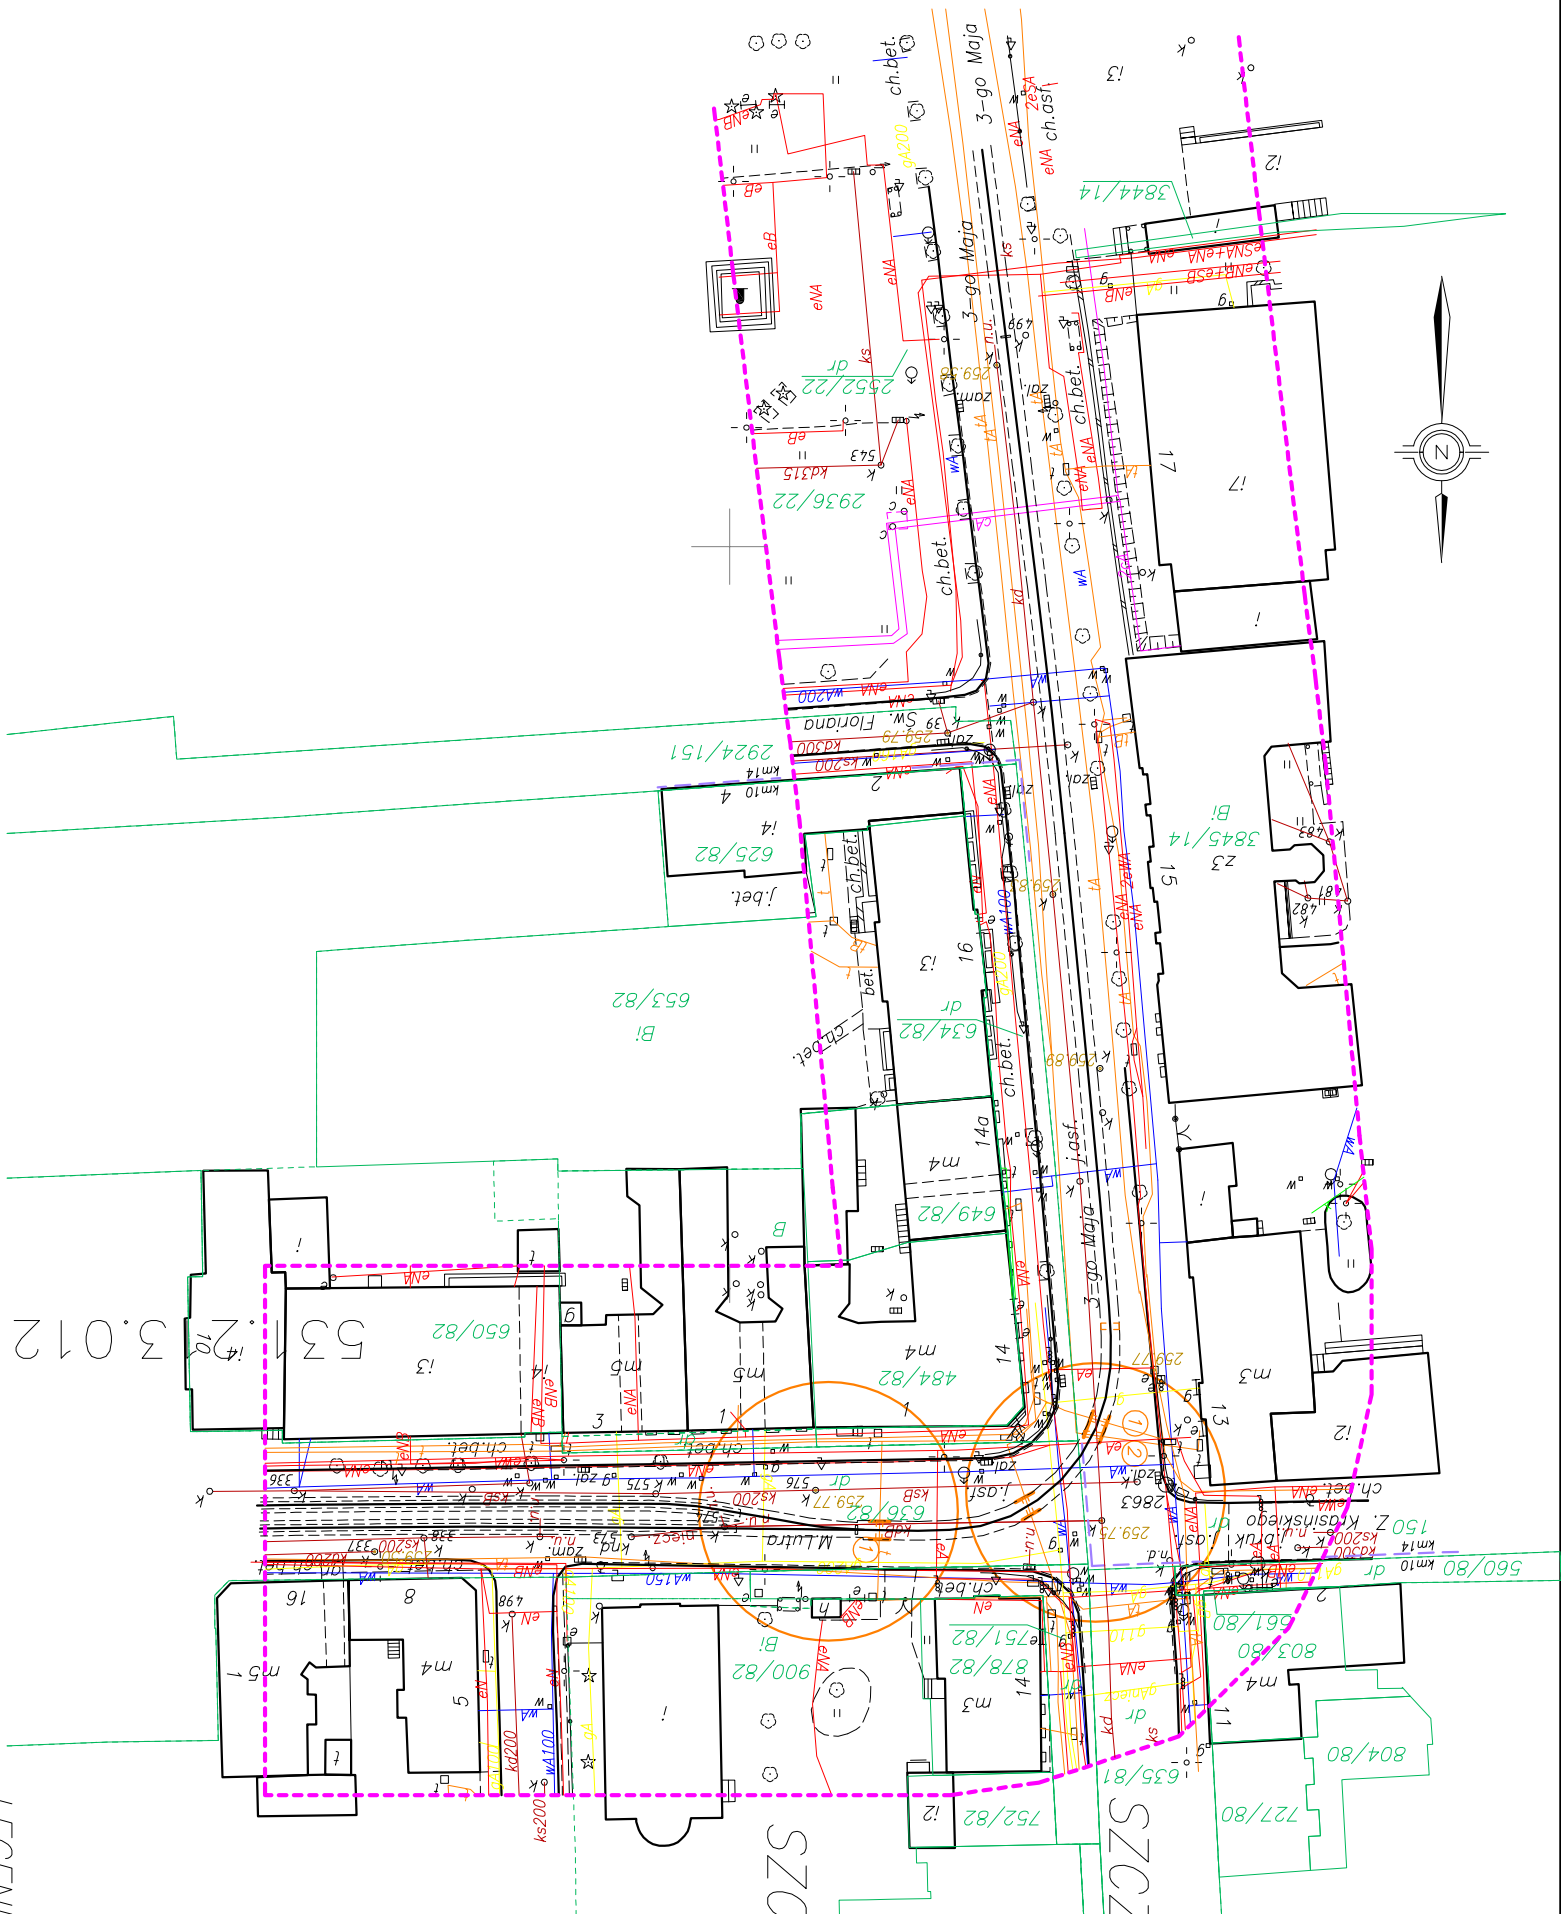




LEGENDA:

- zakres aktualizacji
 - sieć energetyczna
 - sieć wodociągowa
 - sieć telekomunikacyjna
 - sieć gazowa
 - sieć kanalizacyjna
 - sieć ciepłownicza
 - 3000/160 nr działki
 - granica działki
 - rodzaj użytku
 - ZUDP
- Łączenie tramwajowe
zakres prac
sposób zabezpieczenia
przekłady kontrolne
kanalizacja techniczna
lub kabele

- SZCZEGÓŁ 13
- wykonać zabezpieczenie płytami żelbetonowymi na podsypce piaskowej
 - złożyć rurę ochronną dwudzielną
- SZCZEGÓŁ 14
- wykonać zabezpieczenie płytami żelbetonowymi na podsypce piaskowej

Lp./No.	Typ modyfikacji/Modification				
ZAMAWIAJĄCY / EMPLOYER					
Tramwaje Śląskie S.A. ul. Inwalidzka 5 41-506 Chorzów tel. (+48) 32 246 60 61 fax: (+48) 32 251 00 96 e-mail: ts@tram-silesia.pl					
BIURO PROJEKTOWE / DESIGN OFFICE					
Polska Sp. z o.o.					
MIB Polska Sp. z o.o. ul. Dąbrowska 5 30-826 Kraków tel. (+48) 12 619 24 00 fax: (+48) 12 619 24 19 e-mail: biuro@mib.pl					
FUNKCJA / FUNCTION	IMIĘ I NAZWISKO / NAME	BRANŻA / DISCIPLINE	NR UPRAWNIENI / LICENSE PODPIS / SIGNATURE		
Projektant/Designer	Eugeniusz Chuderski	telekom.	1628/99/U		
Opracował/Work out	Miecz Józef	telekom.			
Sprawdził/Evaluated	Janusz Wojdyła	telekom.	0349/97/U		
TEMAT / SUBJECT					
MODERNIZACJA TOROWISKA TRAMWAJOWEGO W ULICY 3-GO MAJA W ZABRZU					
Obiekt/Object	Nazwa rysunku/Drawing title				
	Fragment planu z urządzeniami telekomunikacyjnymi				
Nr Umowy/Contract No.	Skala/Scale	Data/Date			
DO/195/09	1:1000	01.2010			
OZNACZENIE RYSUNKU / DRAWING DENOTATION					
Nr projektu/Project No.	Branża/Branch	Stadium/Phase	Część/Part	Nr rysunku/Drawing No.	Nr rew./Rev. No.
	T	PW	4		RYS.4.8

UWAGA.

Dotyczy przekopów kontrolnych na wszystkich – podziemnych urządzeniach teletechnicznych, krzyżujących się z torem i remontowanym torowiskiem oraz projektowanym odwodnieniem.