


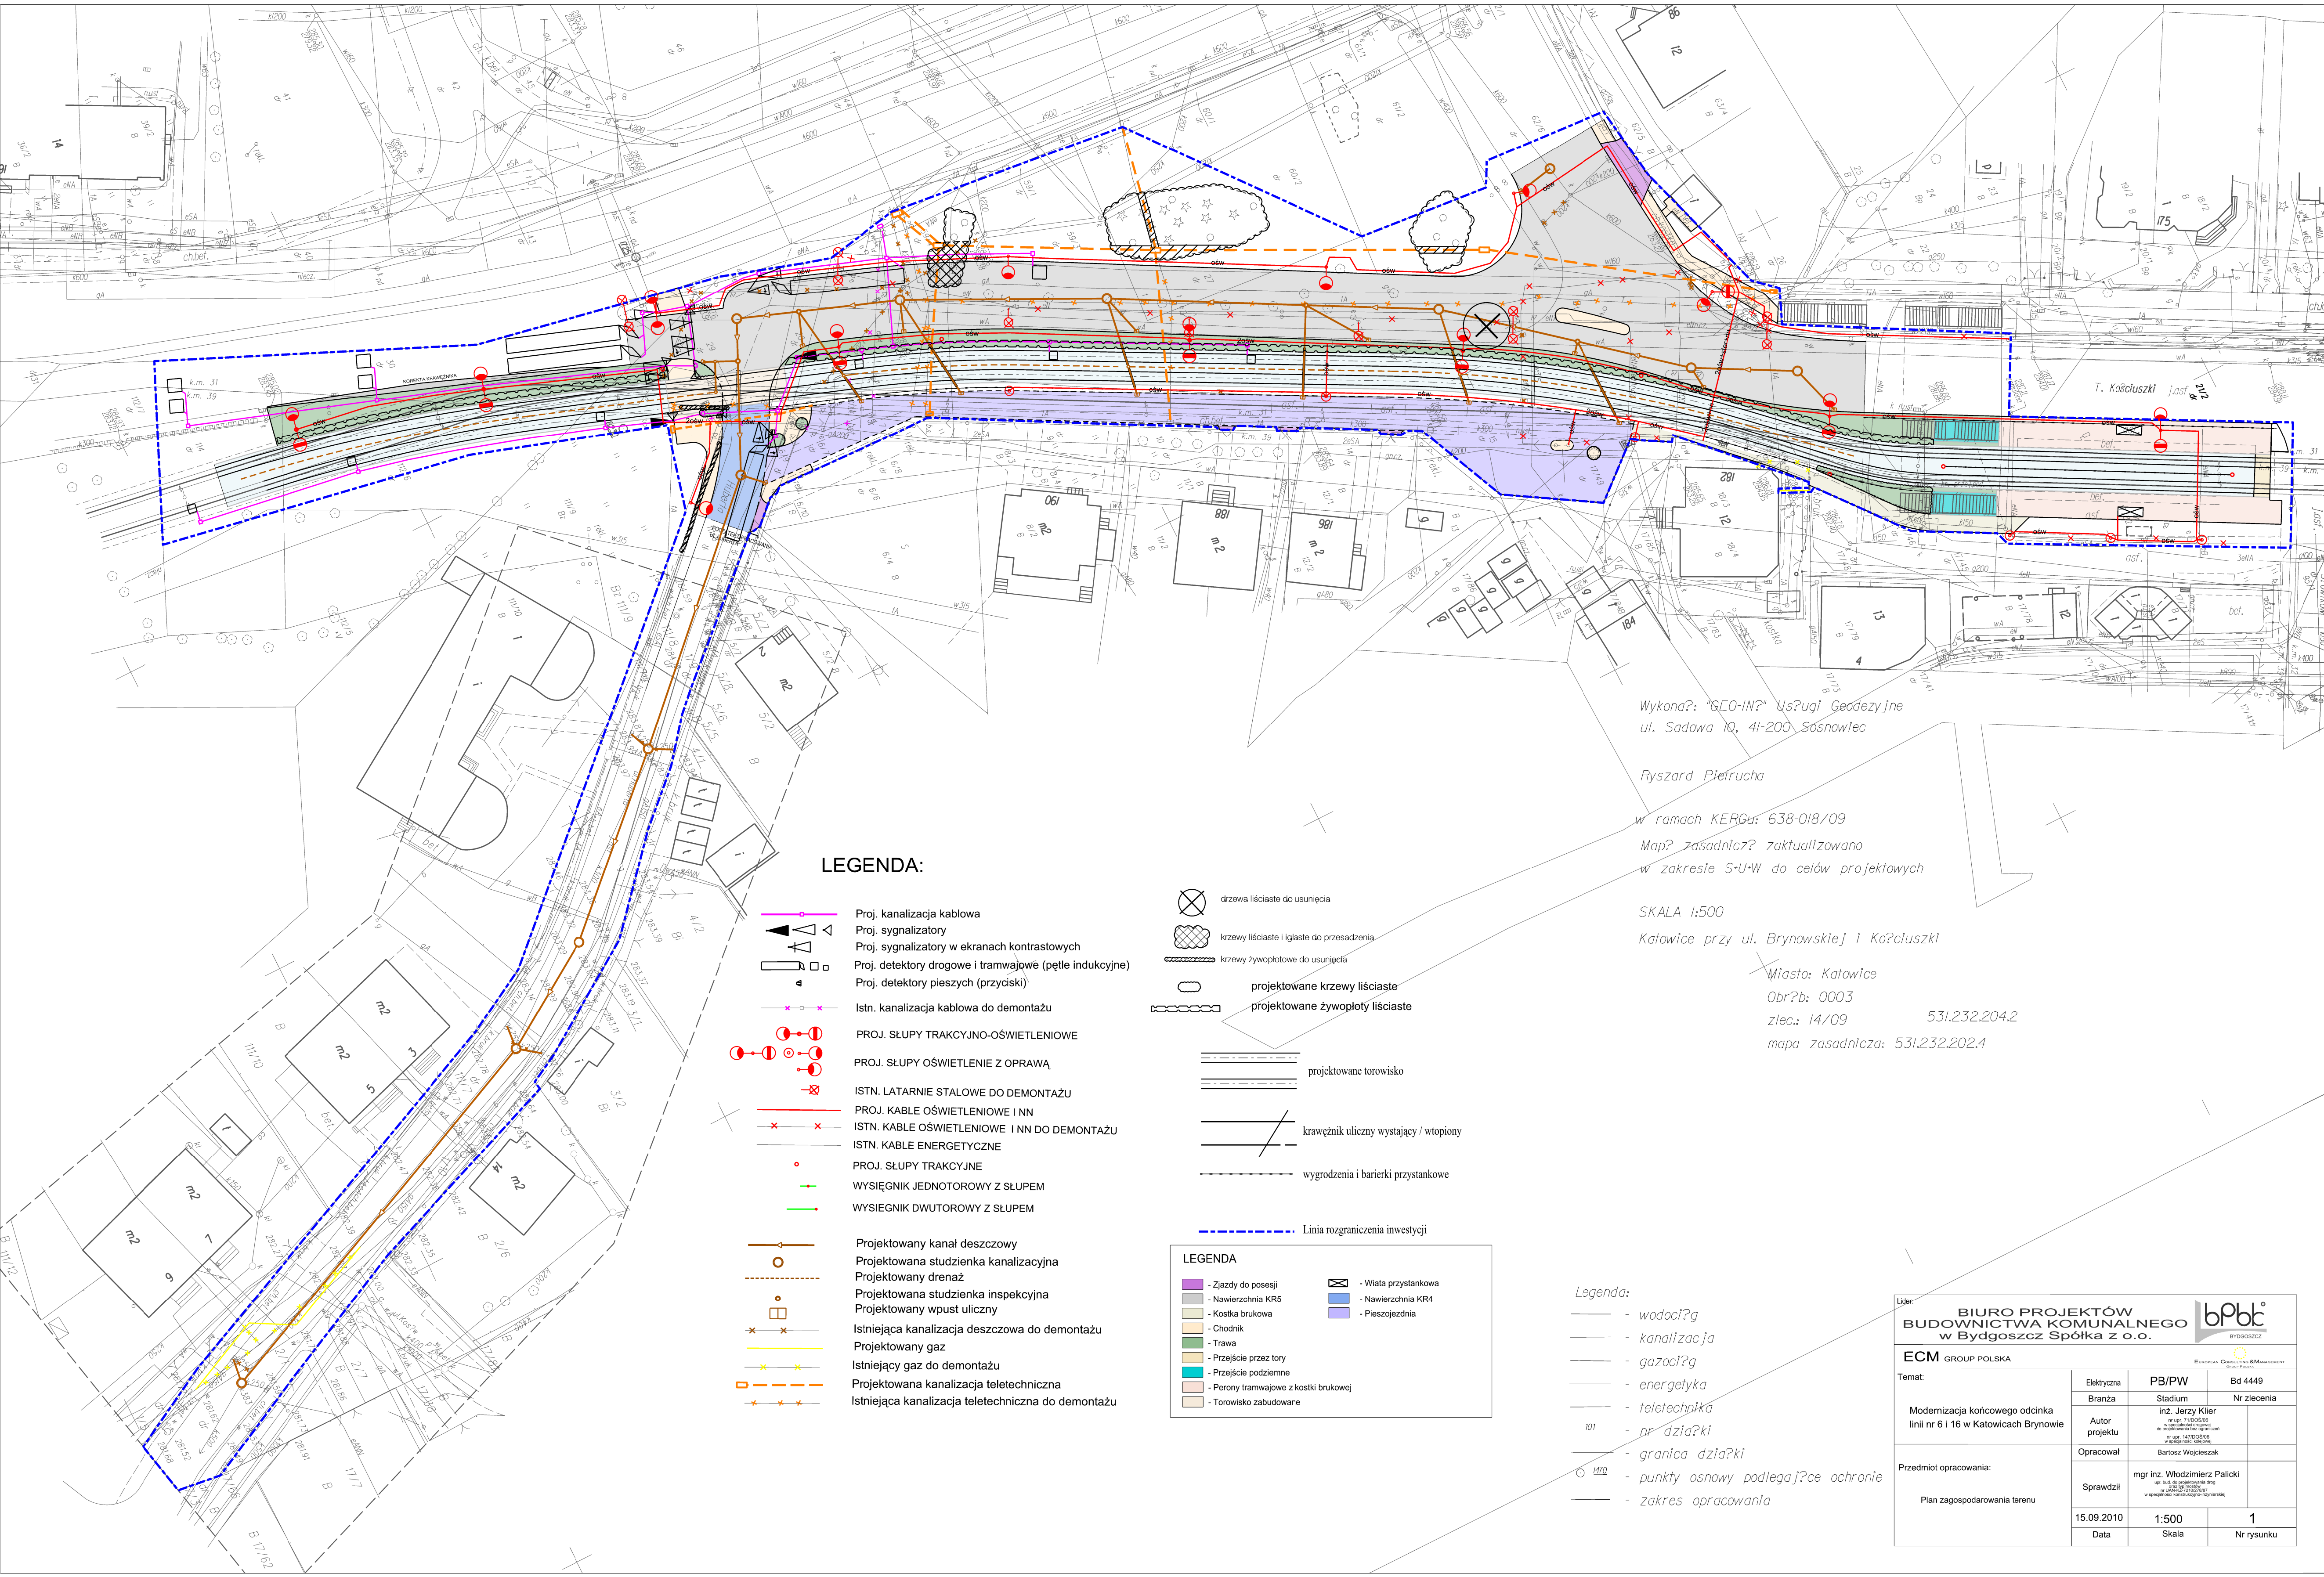

LEGENDA:

- Proj. kanalizacja kablowa
- Proj. sygnalizatory
- Proj. sygnalizatory w ekranach kontrastowych
- Proj. detektory drogowe i tramwajowe (pętle indukcyjne)
- Proj. detektory pieszych (przyciski)
- Istn. kanalizacja kablowa do demontażu
- PROJ. SŁUPY TRAKCYJNO-OŚWIELENIOWE
- PROJ. SŁUPY OŚWIELENIENIE Z OPRAWĄ
- ISTN. LATARNIE STALOWE DO DEMONTAŻU
- PROJ. KABELE OŚWIELENIOWE I NN
- ISTN. KABELE OŚWIELENIOWE I NN DO DEMONTAŻU
- ISTN. KABELE ENERGETYCZNE
- PROJ. SŁUPY TRAKCYJNE
- WYSIEGNIK JEDNOTOROWY Z SŁUPEM
- WYSIEGNIK DWUTOROWY Z SŁUPEM
- Projektowany kanał deszczowy
- Projektowana studzienka kanalizacyjna
- Projektowany drenaż
- Projektowana studzienka inspekcyjna
- Projektowany wpust uliczny
- Istniejąca kanalizacja deszczowa do demontażu
- Projektowany gaz
- Istniejący gaz do demontażu
- Projektowana kanalizacja teletechniczna
- Istniejąca kanalizacja teletechniczna do demontażu

- drzewa liściaste do usunięcia
- krzewy liściaste i iglaste do przesadzenia
- krzewy żywopłotowe do usunięcia
- projektowane krzewy liściaste
- projektowane żywopłoty liściaste
- projektowane torowisko
- krawężnik uliczny wystający / wtopiony
- wygrozdenia i barierki przystankowe
- Linia rozgraniczenia inwestycji

- LEGENDA
- Zjazdy do posesji
 - Nawierzchnia KR5
 - Kostka brukowa
 - Chodnik
 - Trawa
 - Przejście przez tory
 - Przejście podziemne
 - Perony tramwajowe z kostki brukowej
 - Torowisko zabudowane
 - Wiatła przystankowa
 - Nawierzchnia KR4
 - Pieszojezdnia

- Legenda:
- wodociąg
 - kanalizacja
 - gazociąg
 - energetyka
 - teletechnika
 - prądziaki
 - granica działki
 - punkty osnowy podlegające ochronie
 - zakres opracowania

Wykona?: "GEO-IN?" Us?ugi Geodezyjne
ul. Sadowa 10, 41-200 Sosnowiec

Ryszard Pietrucha

w ramach KERGa: 638-018/09

Map? zasadnicza? zaktualizowano
w zakresie S-U-W do celów projektowych

SKALA 1:500

Katowice przy ul. Brynowskiej i Ko?ciuszki

Miasto: Katowice

Obr?b: 0003

Zlec.: 14/09 531.232.204.2

mapa zasadnicza: 531.232.202.4

Lider: BIURO PROJEKTÓW BUDOWNICTWA KOMUNALNEGO w Bydgoszcz Spółka z o.o. BYDGOSZCZ			
ECM GROUP POLSKA EUROPEAN CONSULTING & MANAGEMENT			
Temat: Modernizacja końcowego odcinka linii nr 6 i 16 w Katowicach Brynowie	Elektryczna	PB/PW	Bd 4449
	Branża	Stadium	Nr zlecenia
Przedmiot opracowania: Plan zagospodarowania terenu	Autor projektu	inż. Jerzy Klier wp. 1417/2008/08 w województwie śląskim nr 1417/2008/08 w województwie łódzkim	
	Opracował	Bartosz Wojcieszak	
15.09.2010 Data	Sprawdził	mgr inż. Włodzimierz Palicki wp. 1417/2008/08 w województwie śląskim nr 1417/2008/08 w województwie łódzkim	
			1
			Nr rysunku