


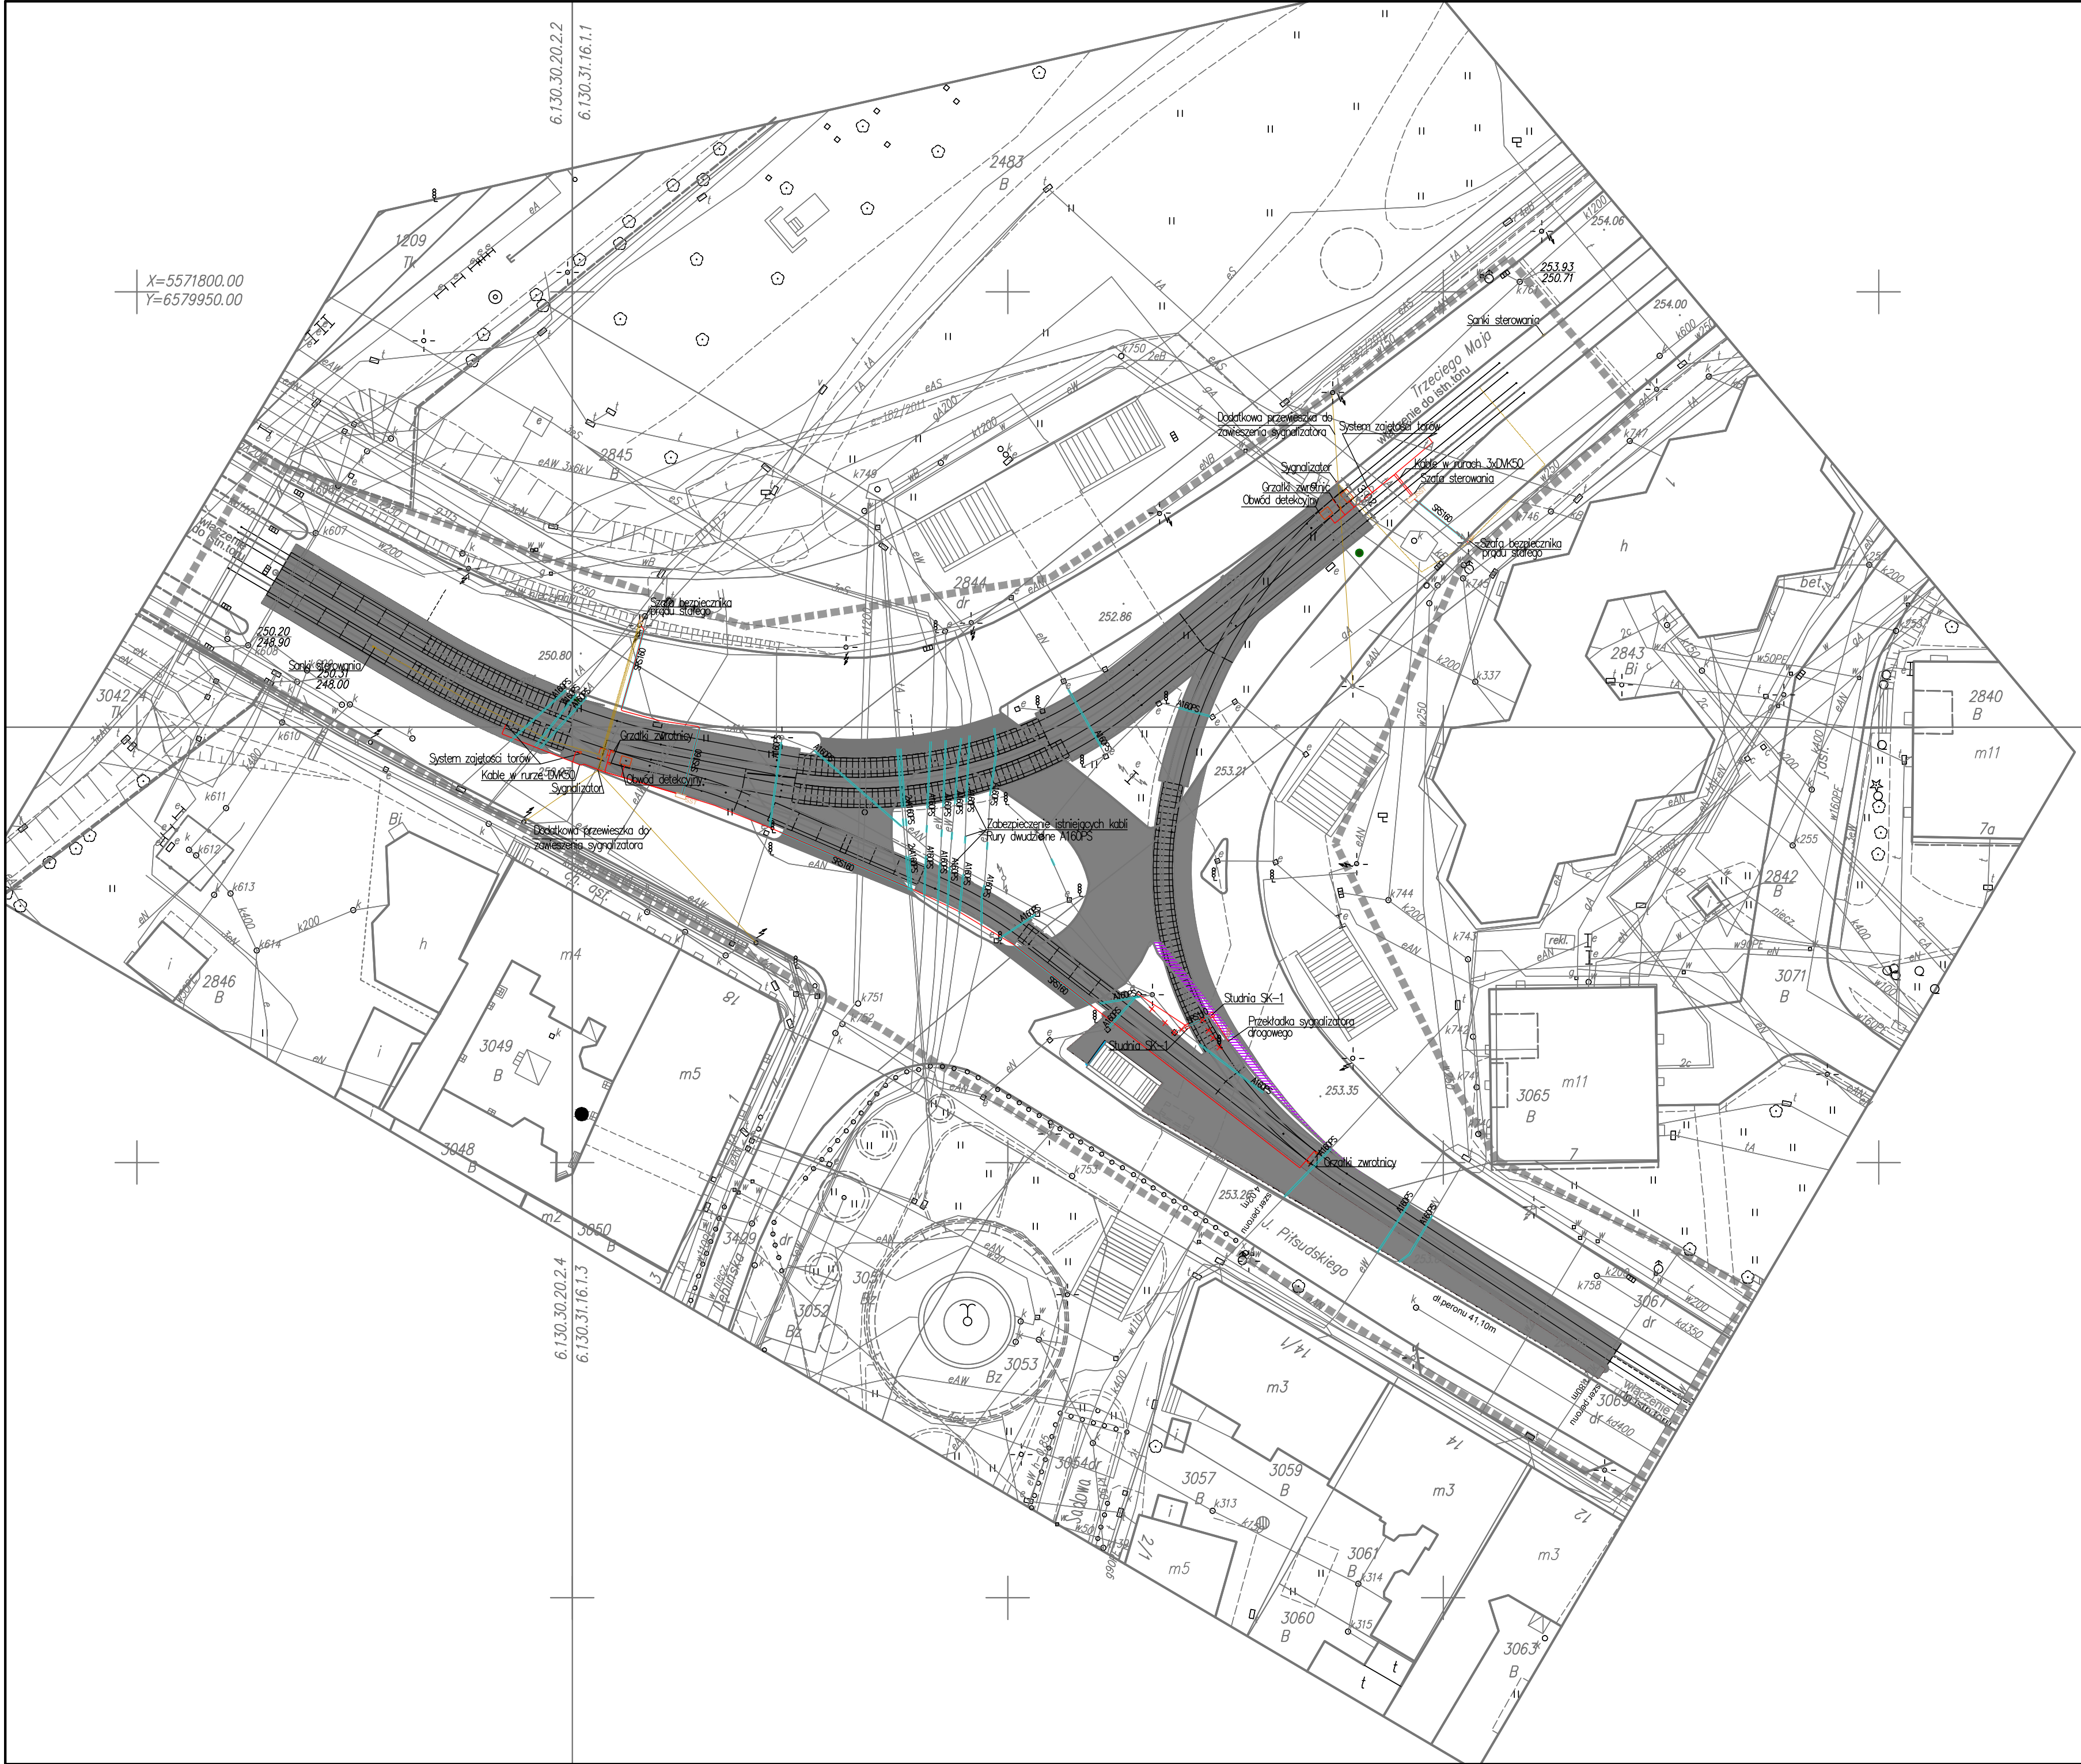

LEGENDA:

- GRANICA OPRACOWANIA
- TOR NA PŁYCE PFR40 Z SZYNĄ 60 R2 Z MOCOWANIEM SPRĘŻYSTYM
- TOR NA PODKŁADACH BETONOWYCH Z SZYNĄ 60R2 Z ZASYPKĄ TOROWISKĄ KRUSZYWEM ŁAMANYM 31,5/50 DO WYSOKOŚCI DOLNEJ KRAWĘDZI GŁÓWKI SZYNY
- TOR NA PODROZJAZDNICACH I PODKŁADACH DREWNIANYCH Z SZYNĄ 60R2 Z ZASYPKĄ TOROWISKĄ KRUSZYWEM ŁAMANYM 31,5/50 DO WYSOKOŚCI DOLNEJ KRAWĘDZI GŁÓWKI SZYNY
- KRAWĘŻNIK KAMIENNY 15X30
- OBRZEŻE BETONOWE 8X30
- ODWODNIENIE ZWROTNIC
- FREZOWANIE NAWIERZCHNI WRAZ Z WYKONANIEM NAKŁADKI ASFALTOWEJ
- KOSTKA BRUKOWA WIEROPRASOWANA KOLORU CZERWONEGO Z PASEM INTEGRACYJNYM KOLORU ŻÓŁTEGO
- EKRAN PRZECIWBŁOTNY 2,1X1,2 M
- DREN "FRANCUSKI"
- ODWODNIENIE TOROWISKA TRAMWAJOWEGO
- PROJEKTOWANE STUDZIENKI KANALIZACYJNE
- ZABEZPIECZENIE KABLI RURAMI PCV HDPE
- SIECI ELEKTRYCZNE PODZIEMNE
- SIECI ELEKTRYCZNE NAPIETRZNE
- SYGNALIZATOR UMIESZCZONY NA PRZEWIESZKACH
- SZAFY ELEKTRYCZNE NA SKŁUPIE LUB W TERENIE

Inwestor (Zamawiający):  
 TRAMWAJE ŚLĄSKIE S.A.  
ul. Inwalidzka 5  
41-506 Chorzów

Generalny Projektant:  
 BIURO PROJEKTÓW BUDOWNICTWA  
25-558 Kielce, ul. Zagranicka 65  
tel. (048-41) 33-52-800, fax. 33-52-843  
http://www.chodor-projekt.com.pl  
e-mail: office@chodor-projekt.com.pl

Inwestycja:  
**PRZEBUDOWA TOROWISKA TRAMWAJOWEGO W RAMACH ZADANIA:  
MODERNIZACJA POŁĄCZENIA TRAMWAJOWEGO NA SKRZYŻOWANIU  
UL. PIŁSUDSKIEGO I 3 MAJA W SOSNOWCU**

| Tytuł rysunku: PLAN ZAGOSPODAROWANIA STEROWANIA I OGRZEWANIA ZWROTNIC |                                                 |           |         | Stadium: PROJEKT BUDOWLANY |  |
|-----------------------------------------------------------------------|-------------------------------------------------|-----------|---------|----------------------------|--|
|                                                                       | Imię i nazwisko (specjalność)                   | Nr upr.:  | Podpis: | Branża: ELEKTRYCZNA        |  |
| Projektant:                                                           | mgr inż. I. Młynarczyk (instalacje elektryczne) | 63/154/76 |         | Data: grudzień 2012        |  |
| Sprawdzający:                                                         | inż. J. Sokółowski (instalacje elektryczne)     | KI-279/91 |         | Skala: 1:500               |  |
| As. Projektanta:                                                      | mgr inż. T. Warzycki                            |           |         | Rysunek Nr: IE-PB-0-001    |  |
| As. Projektanta:                                                      |                                                 |           |         |                            |  |

Niniejsza dokumentacja ani żadna jej część nie może być powielana ani rozpowszechniana za pomocą urządzeń elektronicznych, mechanicznych, kopiujących, nagrywających i innych bez pisemnej zgody właściciela praw autorskich: Biuro Projektów Budownictwa "CHODOR-PROJEKT" Sp. z o.o.