




- LEGENDA:
- sieć kanalizacyjna
 - sieć teletechniczna
 - sieć gazociągowa
 - sieć wodociągowa
 - sieć elektroenergetyczna
 - sieć projektowana w ZUP
 - napowietrzna sieć teletechniczna
 - napowietrzna sieć elektryczna niskiego napięcia
 - napowietrzna sieć elektryczna średniego napięcia
 - napowietrzna sieć elektryczna wysokiego napięcia
 - słup trakcyjno-oświetleniowy
 - słup trakcyjny tramwajowej
 - dwutorowa wielokrotna sieć trakcyjnej tramwajowej
 - poprzeczna przewieszka sieć trakcyjnej tramwajowej
 - ist. światłowod
 - ist. światłowod
 - ist. NIK
 - kamera monitoringu

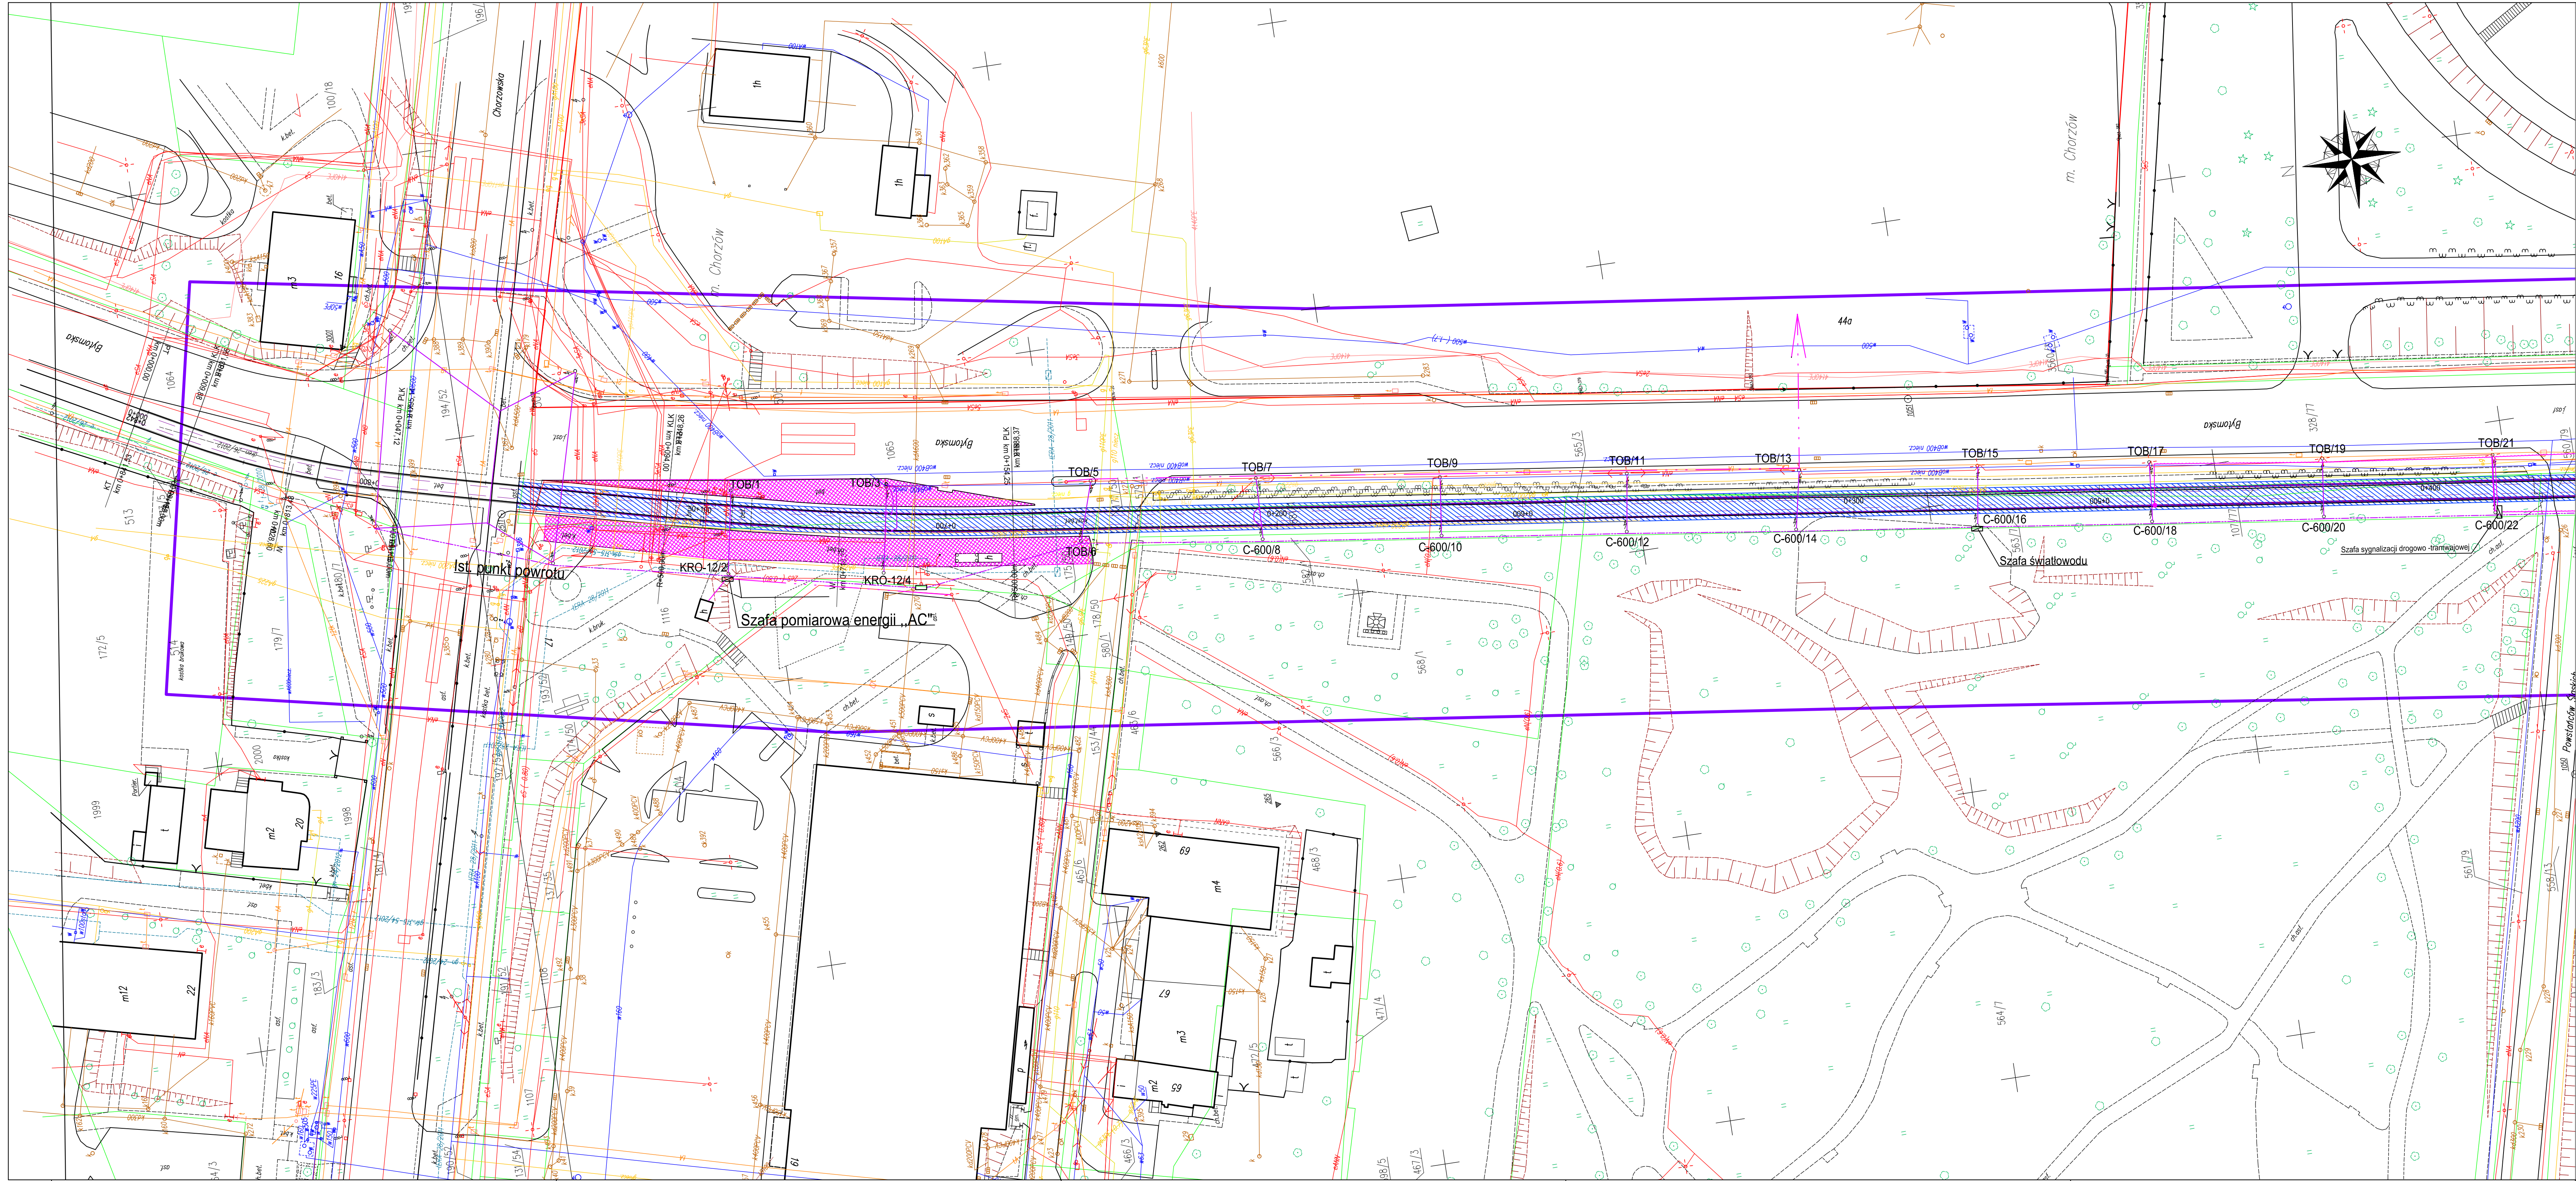

MERITUM PROJEKT
PROJEKTY / NADZORY / WYCENY

JEDNOSTKA PROJEKTOWA:	MERITUM PROJEKT Ul. Karola Miarki 18 ; 43-190 MIKOŁÓW NIP: 641-209-27-76 ; tel: 0600-224-750		
ZAMAWIAJĄCY:	TRAMWAJE ŚLĄSKIE S.A. ul. Inwalidzka 5 41-506 CHORZÓW		
TEMAT:	PRZEBUDOWA TOROWISKA TRAMWAJOWEGO WRAZ Z SIECIĄ TRAKCYJNĄ W ŚWIĘTOCHŁOWICACH NA ODCINKU OD SKRZYŻOWANIA Z UL. CHORZÓWSKĄ DO SKRZYŻOWANIA Z UL. KRASICKIEGO		
BRANŻA:	—SIEĆ TRAKCJI TRAMWAJOWEJ—		
TYTUŁ RYSUNKU:	Inwentaryzacja sieci trakcji tramwajowej		
KIER. PROJEKTU:	mgr inż. Marek MYRCIK	Upr.bud 150/2001	NR RYS: TT-01A SKALA: 1:500 DATA: 12.2013
PROJEKTANT:	tech. Tomasz POŁOCH	Upr.bud 687/1993	
OPRACOWALI:			
SPRAWDZAJĄCY:	inż. Mieczysław CZECH	Upr.bud 117/1980	