




- LEGENDA:
- sieć kanalizacyjna
 - sieć teletechniczna
 - sieć gazociągowa
 - sieć wodociągowa
 - sieć elektroenergetyczna
 - sieć projektowana w ZUP
 - napowietrzna sieć teletechniczna
 - napowietrzna sieć elektryczna niskiego napięcia
 - napowietrzna sieć elektryczna średniego napięcia
 - napowietrzna sieć elektryczna wysokiego napięcia
 - słup trakcyjno-oświetleniowy
 - słup trakcyjny tramwajowej
 - dwutorowa wielokrotna sieć trakcyjnej tramwajowej
 - poprzeczna przewieszka sieć trakcyjnej tramwajowej
 - ist. światłowod
 - ist. światłowod
 - ist. NIK
 - kamera monitoringu

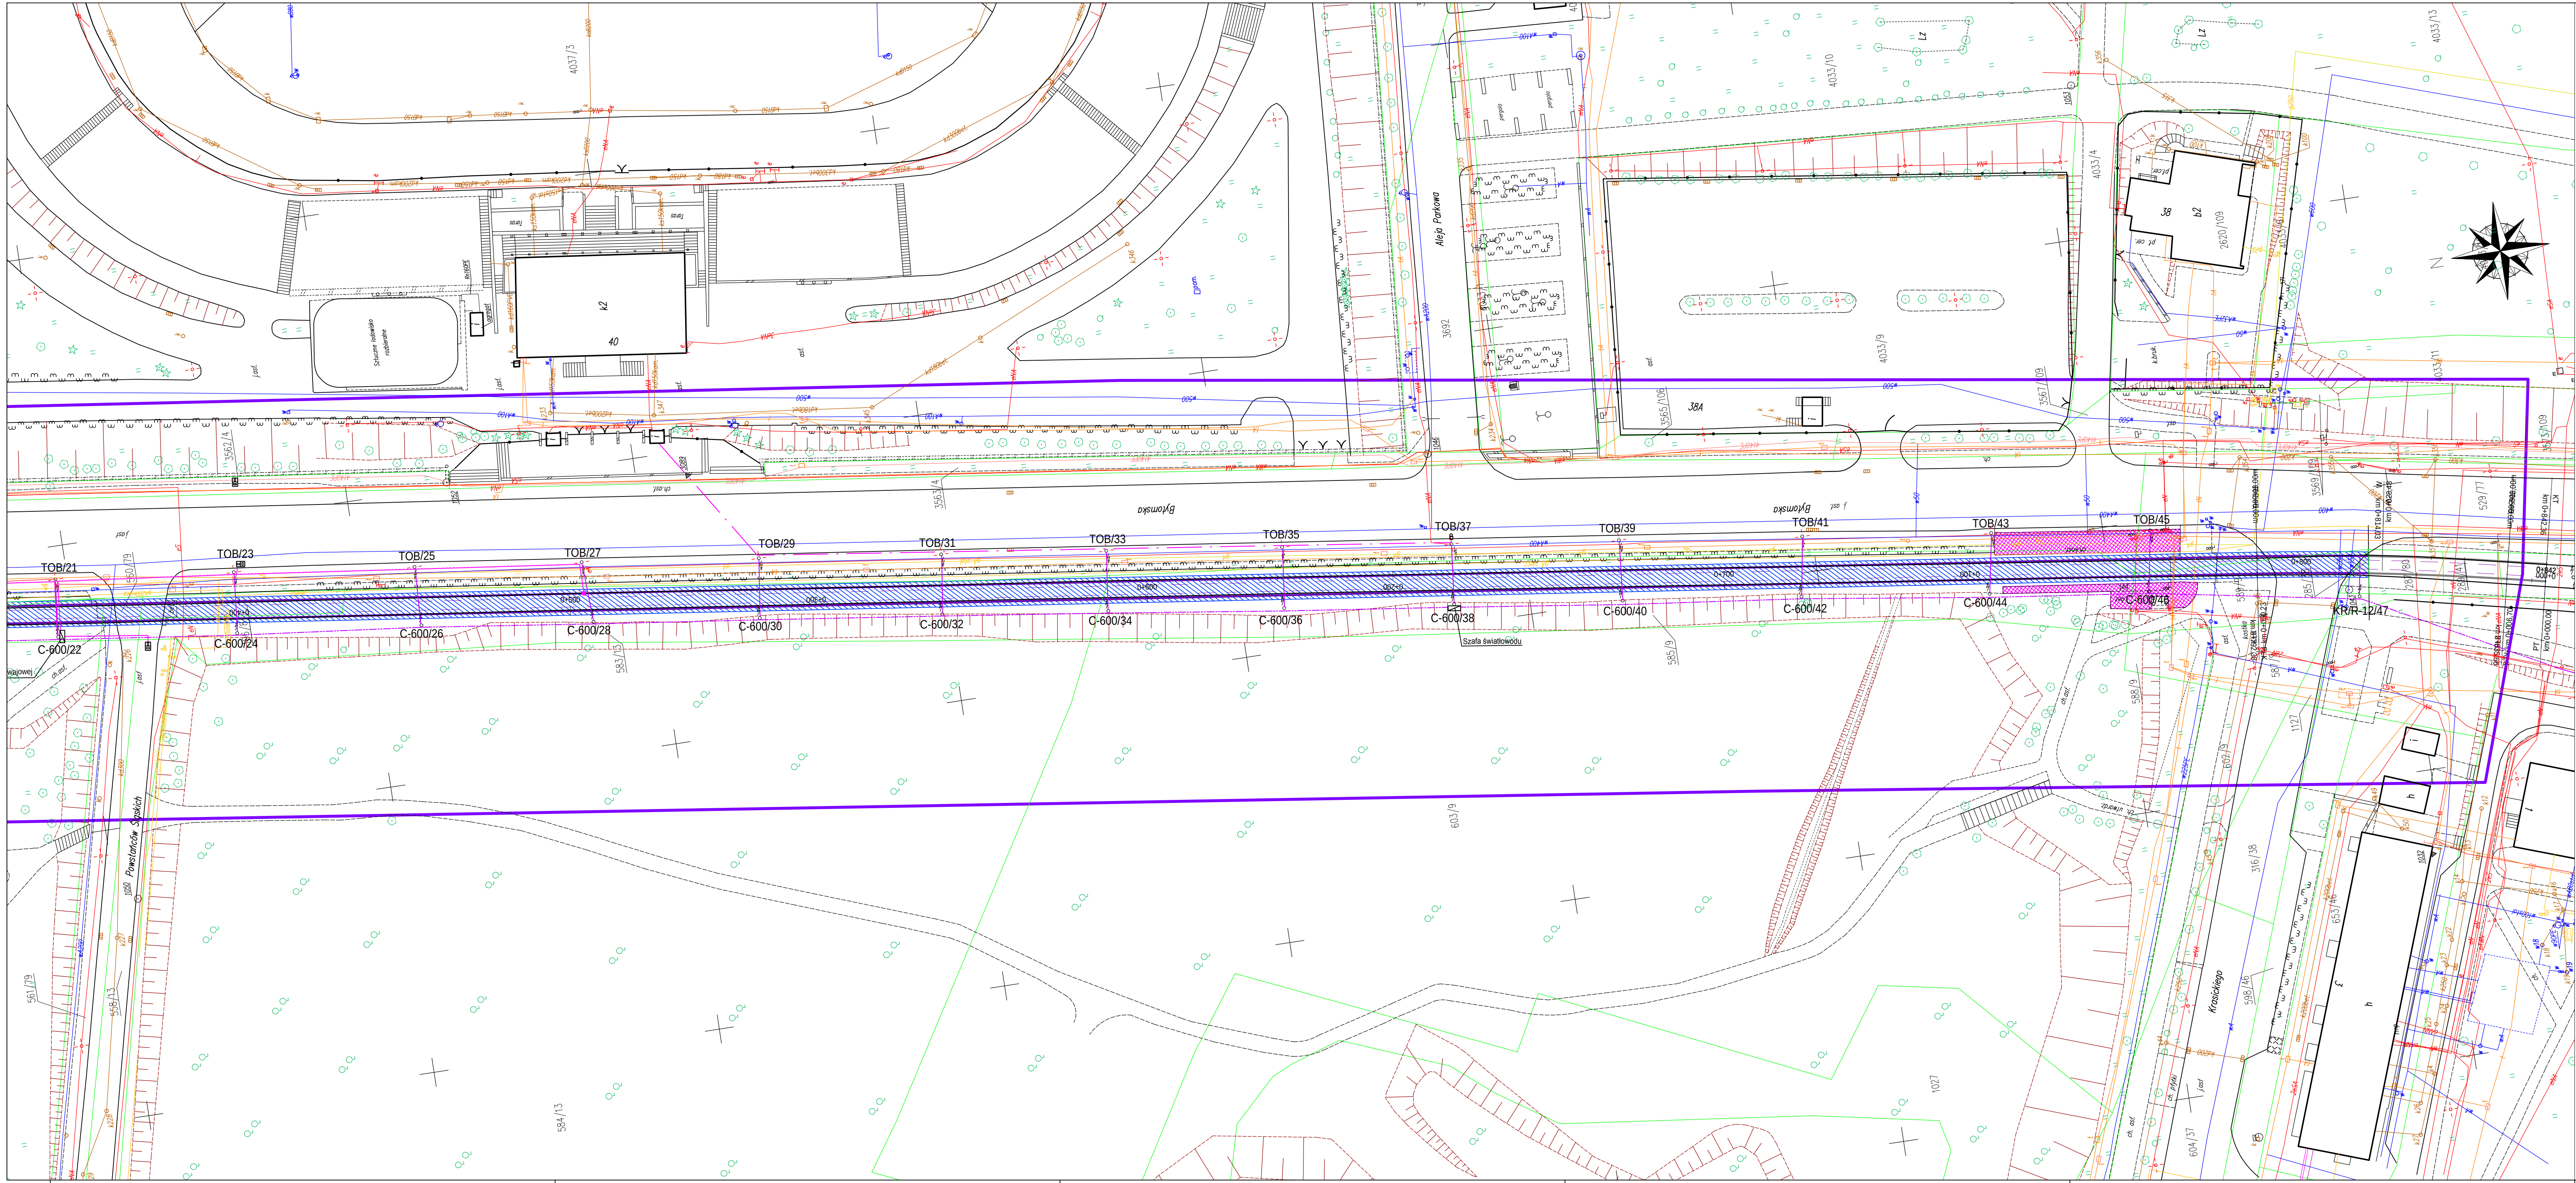

MERITUM PROJEKT
PROJEKTY / NADZORY / WYCENY

JEDNOSTKA PROJEKTOWA: **MERITUM PROJEKT** Ul. Karola Miarki 18 ; 43-190 MIKOŁÓW
NIP: 641-209-27-76 ; tel: 0600-224-750

ZAMAWIAJĄCY: **TRAMWAJE ŚLĄSKIE S.A.**
ul. Inwalidzka 5 41-506 CHORZÓW

TEMAT: **PRZEBUDOWA TOROWISKA TRAMWAJOWEGO
WRAZ Z SIECIĄ TRAKCYJNĄ W ŚWIĘTOCHŁOWICACH
NA ODCINKU OD SKRZYŻOWANIA Z UL. CHORZÓWSKĄ DO
SKRZYŻOWANIA Z UL. KRASICKIEGO**

BRANŻA: **—SIEĆ TRAKCJI TRAMWAJOWEJ—**

TYTUŁ RYSUNKU: **Inwentaryzacja sieci trakcji tramwajowej**

KIER. PROJEKTU: mgr inż. Marek MYRCIK Upr.bud 150/2001
PROJEKTANT: tech. Tomasz POŁOCH Upr.bud 687/1993

OPRACOWALI:

SPRAWDZAJĄCY: inż. Mieczysław CZECH Upr.bud 117/1980

NR RYS.:
TT-01B
SKALA:
1:500
DATA:
12.2013