
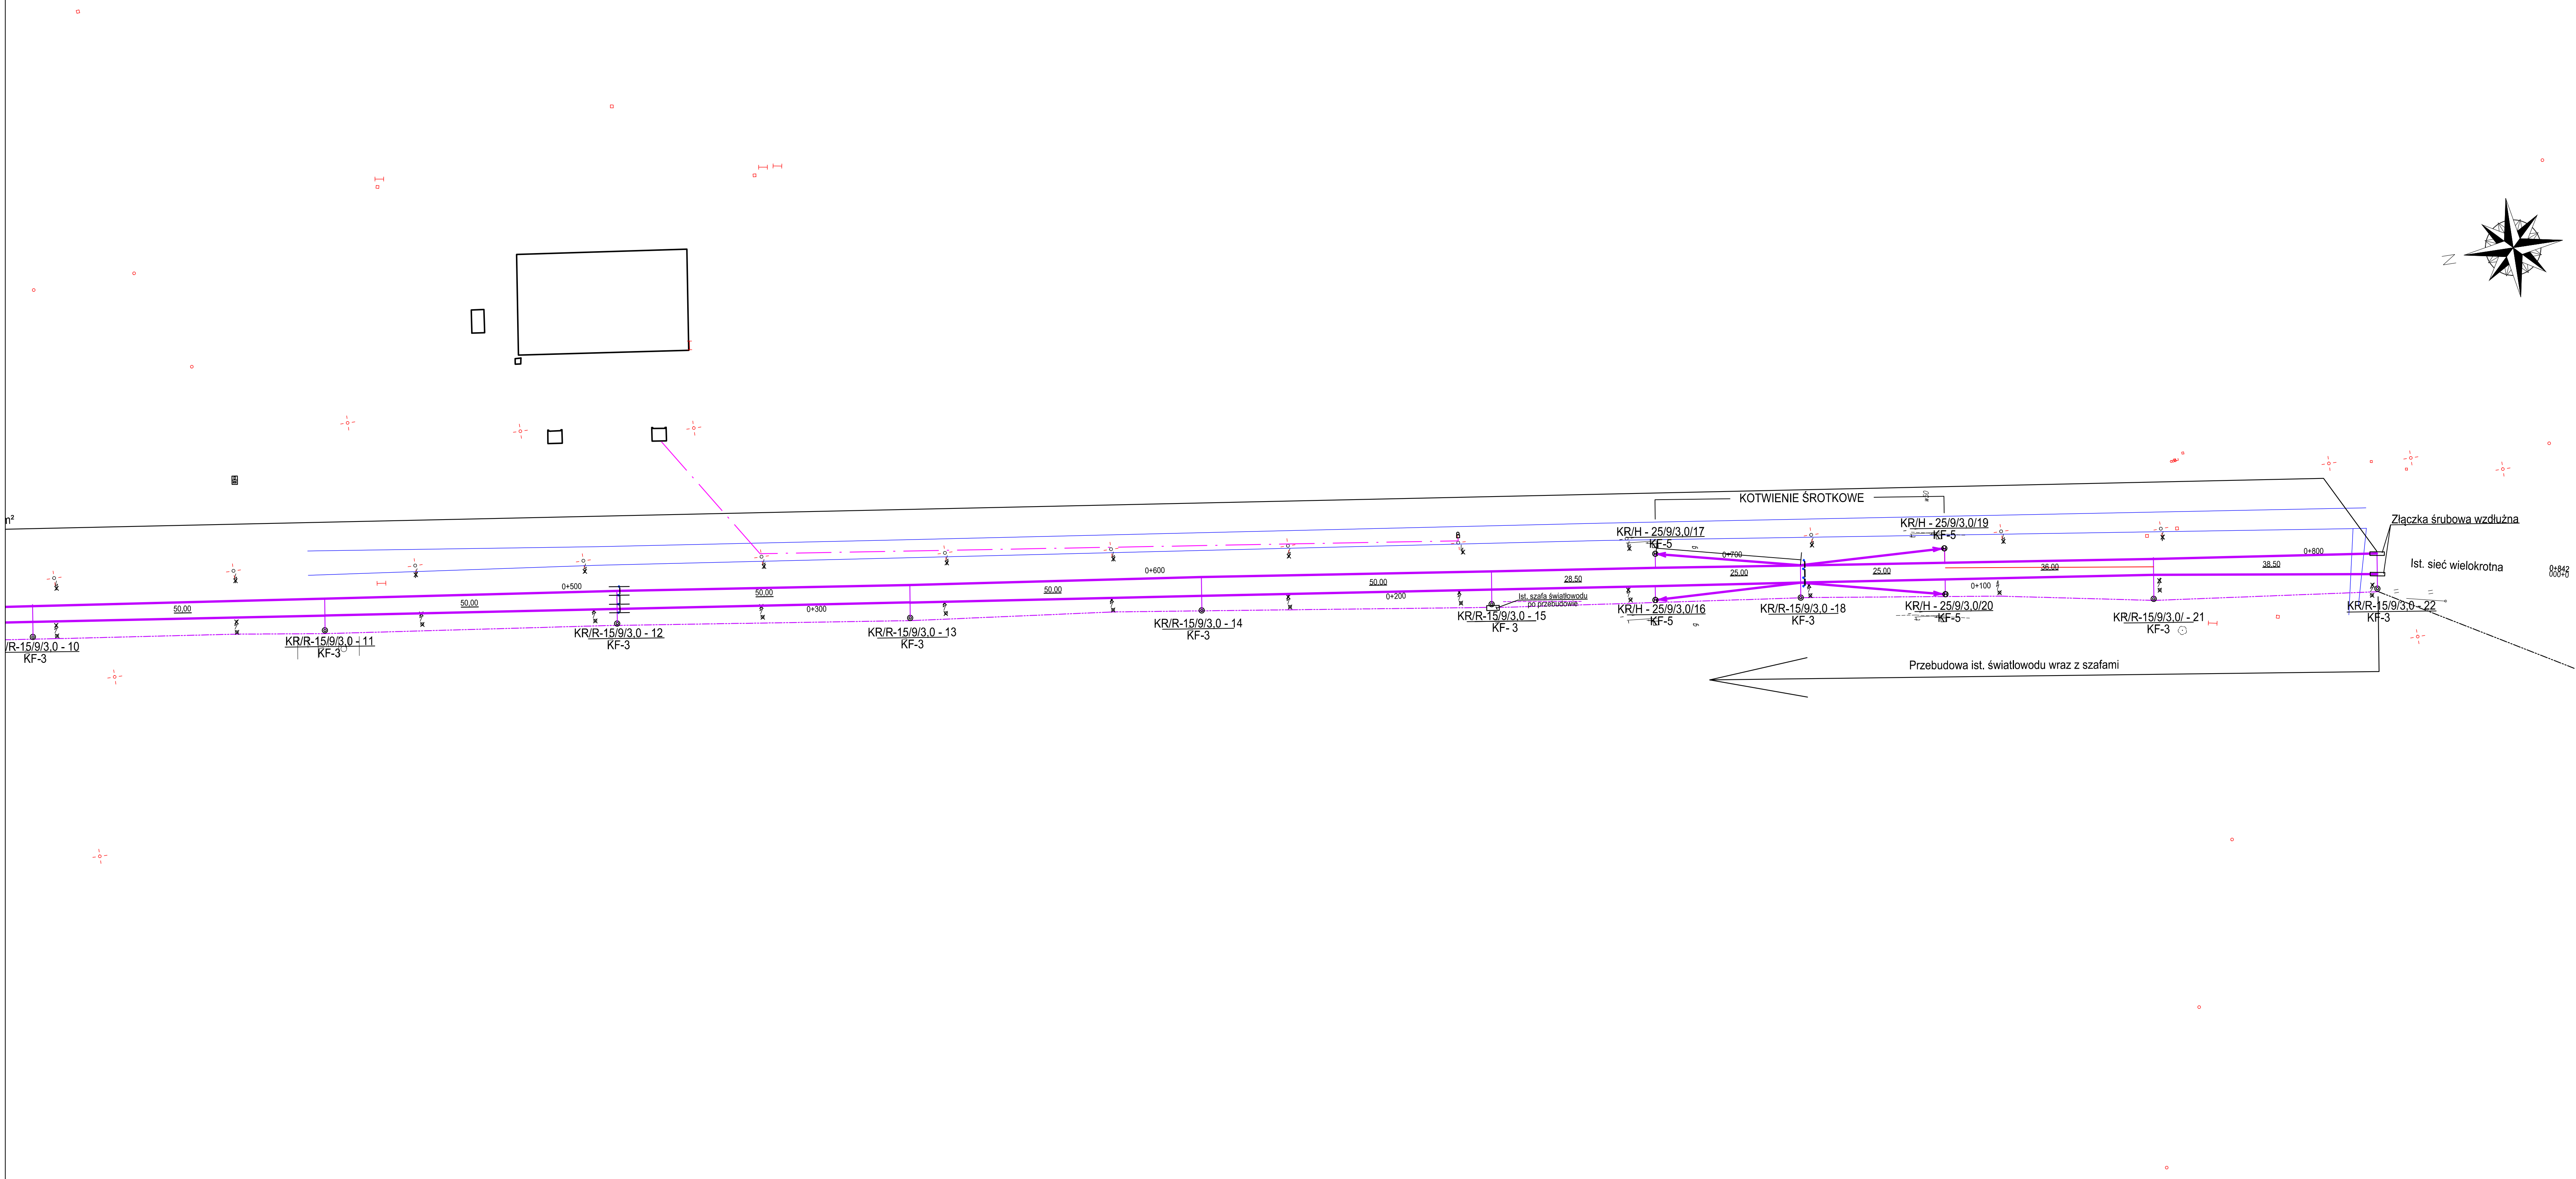
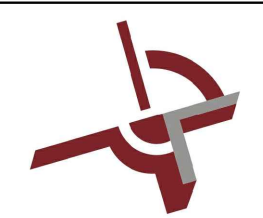


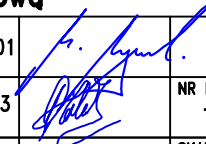

- LEGENDA:
- sieć kanalizacyjna
 - sieć teletechniczna
 - sieć gazociągowa
 - sieć wodociągowa
 - sieć elektroenergetyczna
 - - - - - sieć projektowana w ZUDP
 - napowietrzna sieć teletechniczna
 - napowietrzna sieć elektryczna niskiego napięcia
 - napowietrzna sieć elektryczna średniego napięcia
 - napowietrzna sieć elektryczna wysokiego napięcia
 - słup trakcyjno-oświetleniowy
 - słup trakcyjny tramwajowej
 - słup trakcyjno-oświetleniowy – demontaż przewieszki
 - demontaż słup trakcyjny tramwajowej wraz z przewieszką
 - poprzeczna przewieszka sieć trakcyjny tramwajowej
 - dwutorowa sieć trakcyjny tramwajowej
 - proj. dwutorowa sieć skompensowana Cu 100+L95mm²
 - proj. sprężynowe kotwienie sieć skompensowanej
 - proj. stałe kotwieni płaskiej
 - proj. słup rurowy sieć trakcyjnej wraz z wysięgnikiem
 - proj. rozłącznik sieci trakcyjnej 1 kV –3,5kV/3600A wraz szafa sterowania napędem rozłącznika
 - izolator sekcijny dla Cu 100 – skompensowanej szafa zasilania sterowania hermetyczna z bezpiecznikiem 2A
 - odgromnik sieci 1 kV 1,3– 0,9/5kA
 - punkt powrotu–walnostojąca szafa–obudowa ST 26x44
 - ist. światłowód po przebudowie
 - ist. monitorig
 - ist. kamera monitoringu
 - ist. napowietrzna linia kablowa 400V AC
 - proj. kabel 1 kV typu Al 1x630mm²
 - proj. mufa kablowa
 - oznaczniki kabka
 - kabel powrotu w rurze ochronnej

Rysunki przynależne:
1. Punkt zasilania i punkt powrotu rys. TT-05

 MERITUM PROJEKT PROJEKTY / NADZORY / WYCENY			
JEDNOSTKA PROJEKTOWA:	MERITUM PROJEKT Ul. Karola Miarki 18 ; 43-190 MIKOŁÓW NIP: 641-209-27-76 ; tel: 0600-224-750		
ZAMAWIAJĄCY:	TRAMWAJE ŚLĄSKIE S.A. ul. Inwalidzka 5 41-506 CHORZÓW		
TEMAT:	PRZEBUDOWA TOROWISKA TRAMWAJOWEGO WRAZ Z SIECIĄ TRAKCYJNĄ W ŚWIĘTOCHŁOWICACH NA ODCINKU OD SKRZYŻOWANIA Z UL. CHORZÓWSKĄ DO SKRZYŻOWANIA Z UL. KRASICKIEGO		
BRANŻA:	–SIEĆ TRAKCJI TRAMWAJOWEJ–		
TYTUŁ RYSUNKU:	Schemat przebudowy sieci trakcji zasilania wraz z linią kablową		
KIER. PROJEKTU:	mgr inż. Marek MYRCIK	Upr.bud 150/2001	 NR RYS.: TT-02B SKALA: 1:500 DATA: 12.2013
PROJEKTANT:	tech. Tomasz POŁOCH	Upr.bud 687/1993	
OPRACOWALI:			
SPRAWDZAJĄCY:	inż. Mieczysław CZECH	Upr.bud 117/1980	