




LEGENDA:

- sieć kanalizacyjna
- sieć teletechniczna
- sieć gazociągowa
- sieć wodociągowa
- sieć elektroenergetyczna
- - - sieć projektowana w ZUDP
- napowietrzna sieć teletechniczna
- napowietrzna sieć elektryczna niskiego napięcia
- napowietrzna sieć elektryczna średniego napięcia
- napowietrzna sieć elektryczna wysokiego napięcia
- słup trakcyjno-oświetleniowy
- słup trakcyjny tramwajowej
- słup trakcyjno-oświetleniowy – demontaż przewieszki
- demontaż słupa trakcyjnego tramwajowej wraz z przewieszką
- poprzeczna przewieszka sieci trakcyjnej tramwajowej
- dwutorowa sieć trakcyjnej tramwajowej
- x proj. dwutorowa sieć skompensowana Cu 100+L95mm²
- proj. sprężynowe kotwienie sieci skompensowanej
- proj. stałe kotwienie płaskiej
- proj. słup rurowy sieci trakcyjnej wraz z wysięgnikiem
- proj. rozłącznik sieci trakcyjnej 1 kV –3,5kV/3600A wraz szafą sterowania napędem rozłącznika
- izolator sekcyjny dla Cu 100 – skompensowanej szafa zasilania sterowania hermetyczna z bezpiecznikiem 2A
- odgromnik sieci 1 kV 1,3– 0,9/5kA
- punkt powrotu-walnostojąca szafa-obudowa ST 26x44
- ist. światłowodów po przebudowie
- ist. monitorig
- ist. kamera monitoringu
- ist. napowietrzna linia kablowa 400V AC
- proj. kabel 1 kV typu Al 1x630mm²
- proj. mufa kablowa
- oznaczniiki kabka
- kabel powrotu w rurze ochronnej

Rysunki przynależne:
1. Punkt zasilania i punkt powrotu rys. TT-05

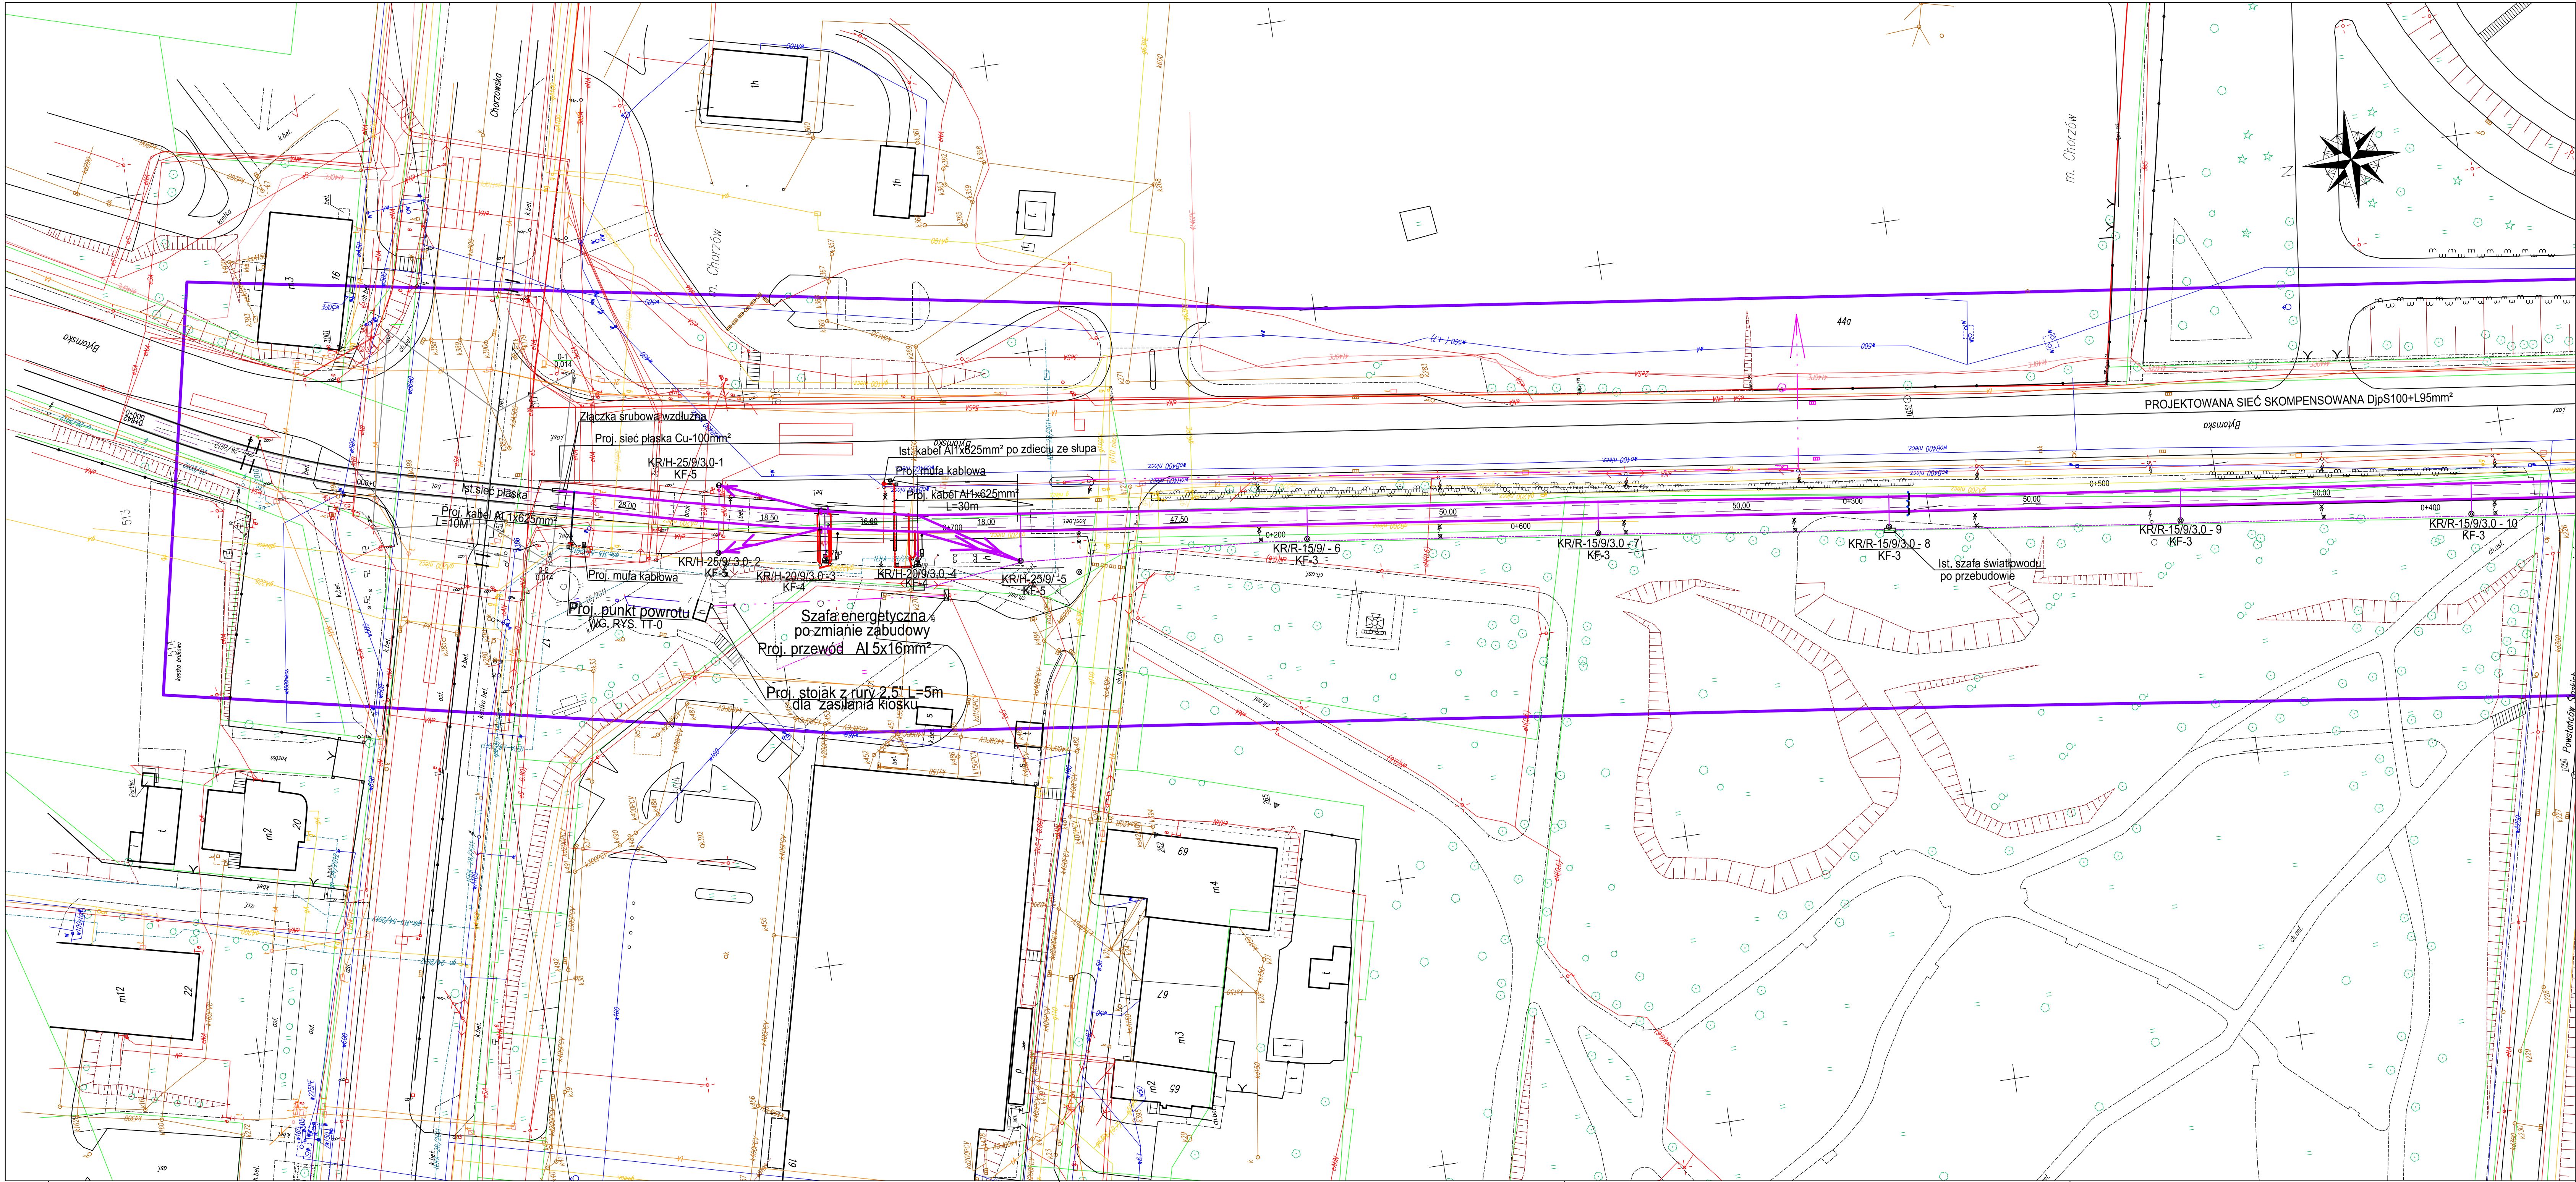

JEDNOSTKA PROJEKTOWA:	MERITUM PROJEKT			Ul. Karola Miarki 18 ; 43-190 MIKOŁÓW
ZAMAWIAJĄCY:	TRAMWAJE ŚLĄSKIE S.A.			NIP: 641-209-27-76 ; tel: 0600-224-750
TEMAT:	PRZEBUDOWA TOROWISKA TRAMWAJOWEGO WRAZ Z SIECIĄ TRAKCYJNĄ W ŚWIĘTOCHŁOWICACH NA ODCINKU OD SKRZYŻOWANIA Z UL. CHORZÓWSKĄ DO SKRZYŻOWANIA Z UL. KRASICKIEGO			
BRANŻA:	-SIEĆ TRAKCJI TRAMWAJOWEJ-			
TYTUŁ RYSUNKU:	Plan przebudowy sieci trakcyjnej zasilania wraz z linią kablową			
KIER. PROJEKTU:	mgr inż. Marek MYRCIK	Upr.bud 150/2001		
PROJEKTANT:	tech. Tomasz POŁOCH	Upr.bud 687/1993		NR RYS.: TT-03A
OPRACOWALI:				SKALA: 1:500
SPRAWDZAJĄCY:	inż. Mieczysław CZECH	Upr.bud 117/1980		DATA: 12.2013