


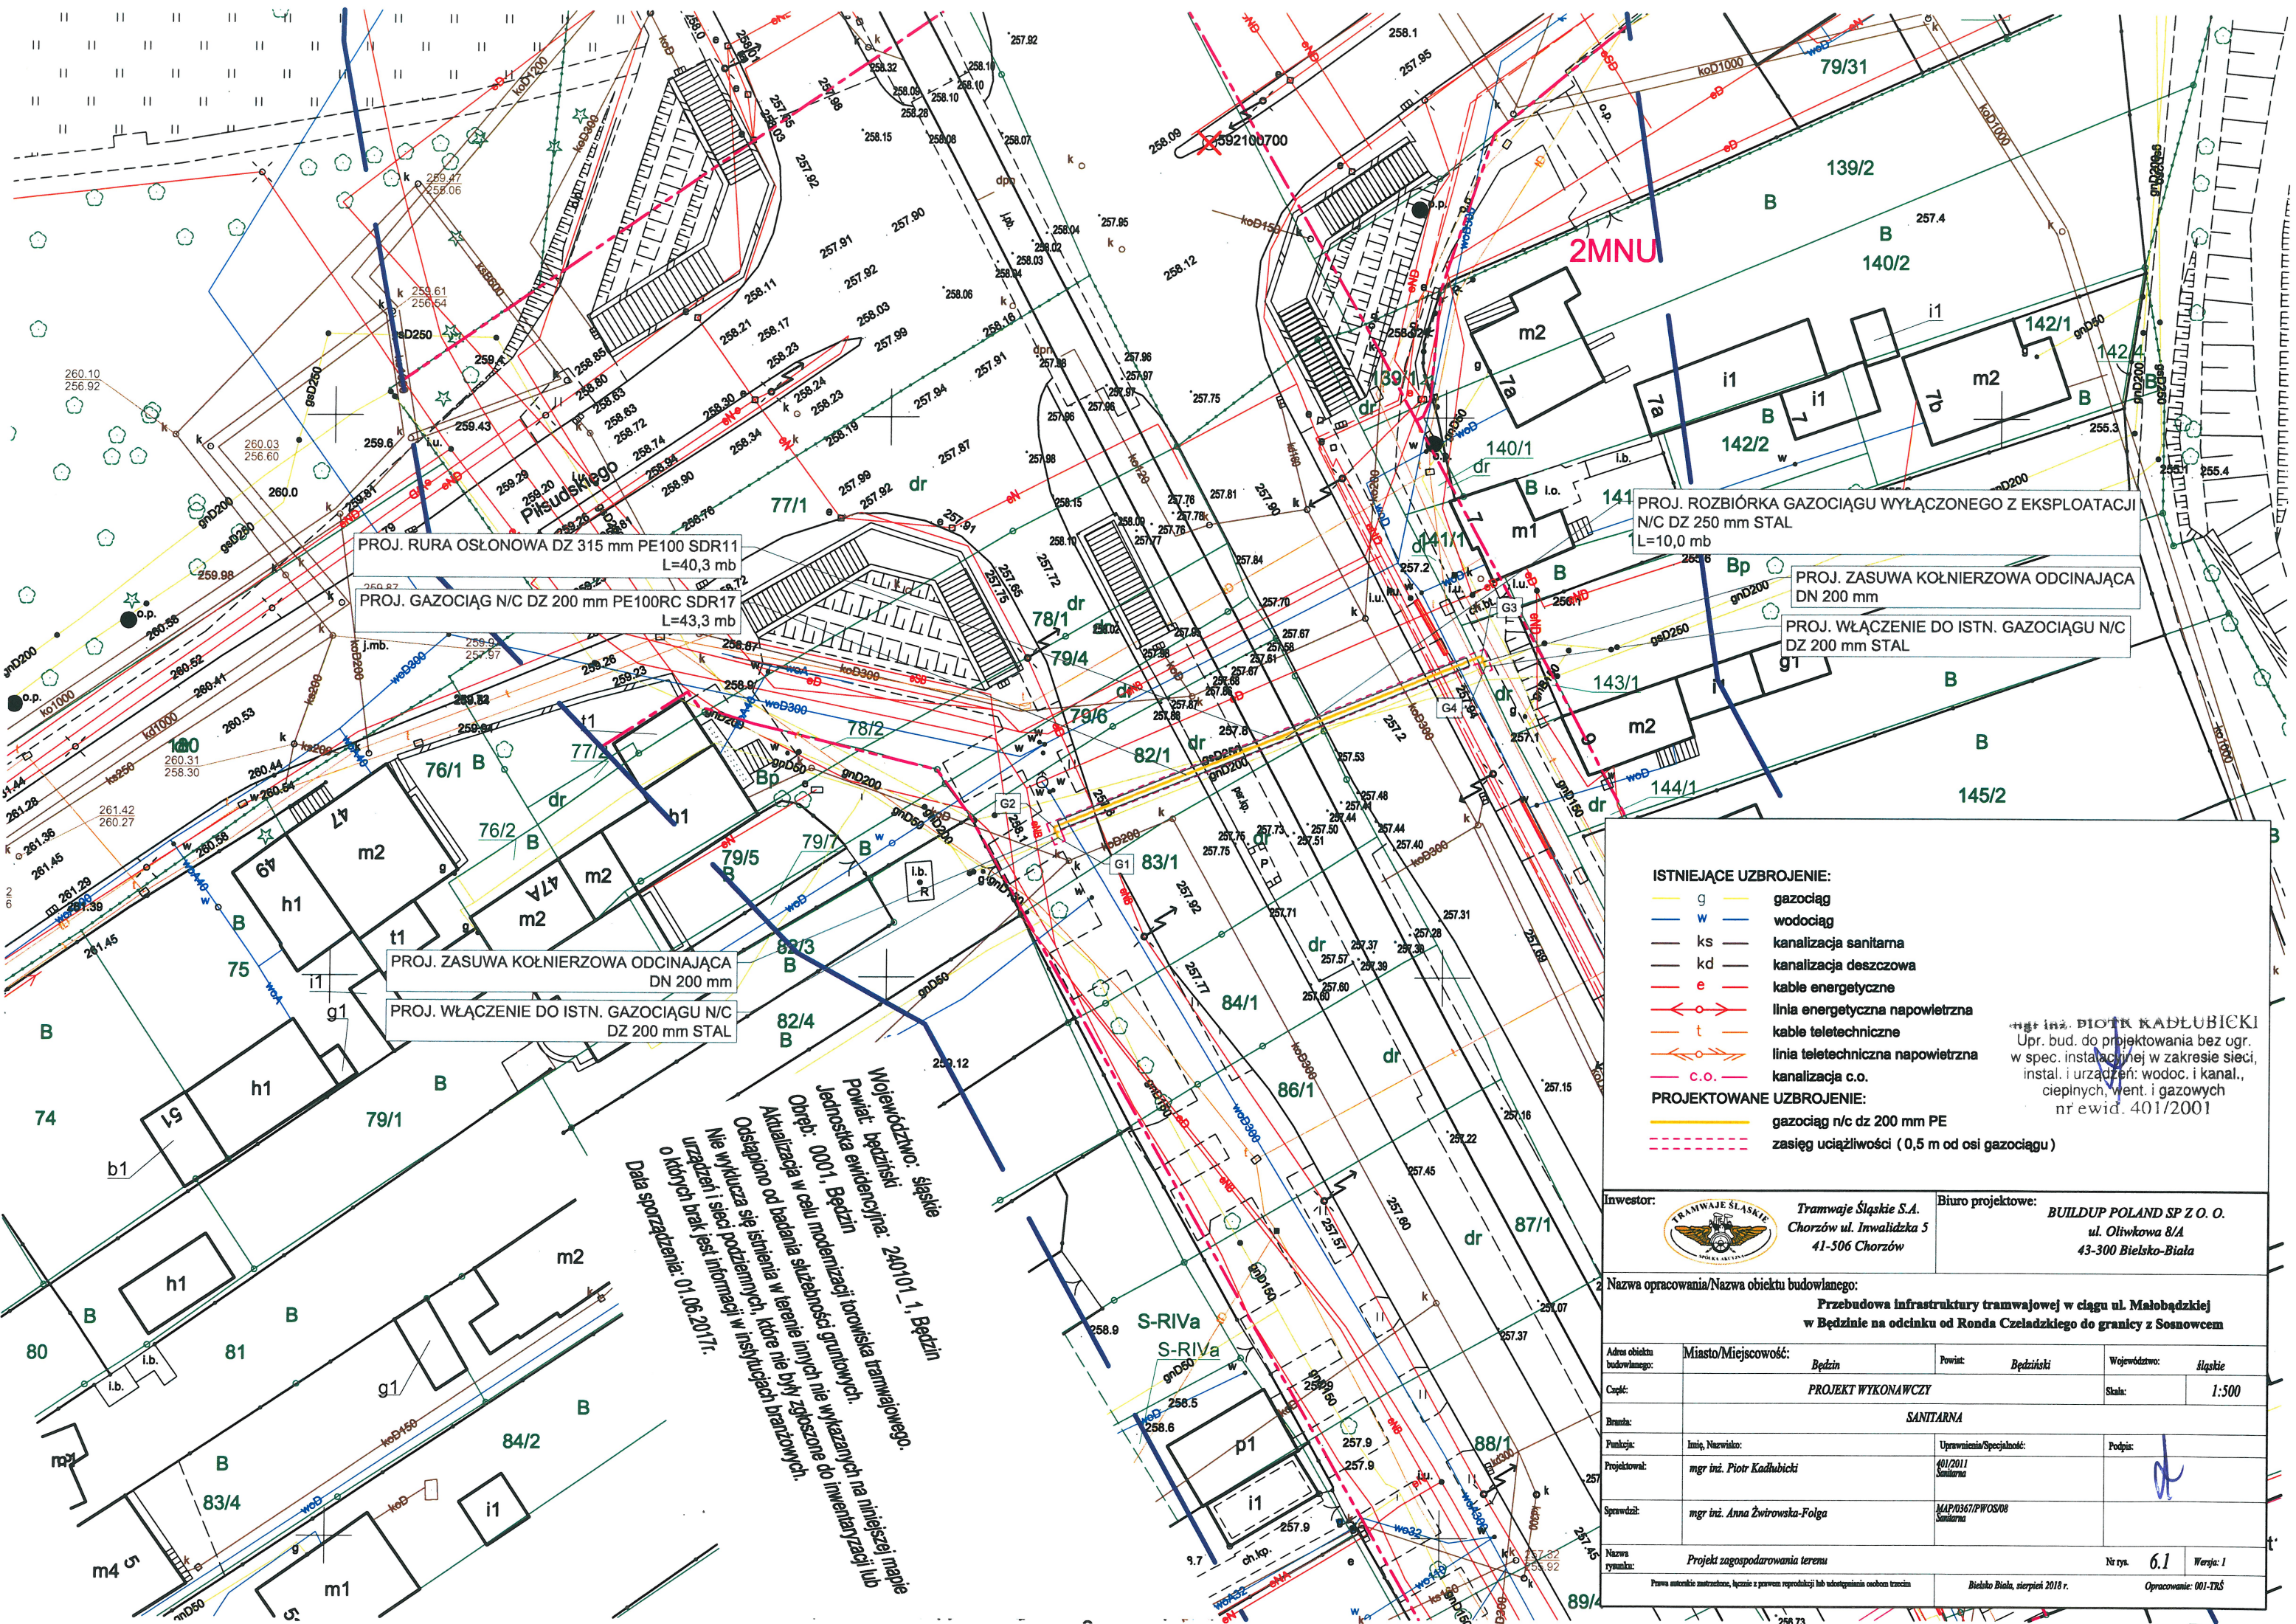

PROJ. RURA OSŁONOWA DZ 315 mm PE100 SDR11
L=40,3 mb

PROJ. GAZOCIĄG N/C DZ 200 mm PE100RC SDR17
L=43,3 mb

PROJ. ZASUWA KOŁNIERZOWA ODCINAJĄCA
DN 200 mm

PROJ. WŁĄCZENIE DO ISTN. GAZOCIĄGU N/C
DZ 200 mm STAL

PROJ. ROZBIÓRKA GAZOCIĄGU WYŁĄCZONEGO Z EKSPLOATACJI
N/C DZ 250 mm STAL
L=10,0 mb

PROJ. ZASUWA KOŁNIERZOWA ODCINAJĄCA
DN 200 mm

PROJ. WŁĄCZENIE DO ISTN. GAZOCIĄGU N/C
DZ 200 mm STAL

ISTNIEJĄCE UZBROJENIE:

- g gazociąg
- w wodociąg
- ks kanalizacja sanitarna
- kd kanalizacja deszczowa
- e kable energetyczne
- linia energetyczna napowietrzna
- t kable teletechniczne
- linia teletechniczna napowietrzna
- c.o. kanalizacja c.o.

PROJEKTOWANE UZBROJENIE:

- gazociąg n/c dz 200 mm PE
- zasięg uciążliwości (0,5 m od osi gazociągu)

ДИПЛОМ. ПИОТР КАДЛУБИЦКИ
Упр. буд. до проектирования без огр.
в spec. installacyjnej w zakresie sieci,
instal. i urządzeń: wodoc. i kanal.,
ciepłych, went. i gazowych
nr ewid. 401/2001

Województwo: śląskie
Powiat: będziński
Miejscowość: Będzin
ul. Małobudzkiej
Przebudowa infrastruktury tramwajowej w ciągu ul. Małobudzkiej w Będzinie na odcinku od Ronda Czeladzkiego do granicy z Sosnowcem

Investor:	 Tramwaje Śląskie S.A. Chorzów ul. Inwalidzka 5 41-506 Chorzów	Biuro projektowe:	BUILDUP POLAND SP Z O. O. ul. Oliwkowa 8/A 43-300 Bielsko-Biała	
Nazwa opracowania/Nazwa obiektu budowlanego: Przebudowa infrastruktury tramwajowej w ciągu ul. Małobudzkiej w Będzinie na odcinku od Ronda Czeladzkiego do granicy z Sosnowcem				
Adres obiektu budowlanego:	Miasto/Miejscowość: Będzin	Powiat: Będziński	Województwo: śląskie	
Część:	PROJEKT WYKONAWCZY			Skala: 1:500
Branda:	SANITARNIA			
Funckja:	Imię, Nazwisko:	Upoważnienie/Specialność:	Podpis:	
Projektował:	mgr inż. Piotr Kadłubicki	401/2011 Sanitarna		
Sprawdził:	mgr inż. Anna Żwirowska-Folga	MAP/0367/PWOS/08 Sanitarna		
Nazwa rysunku:	Projekt zagospodarowania terenu		Nr rys. 6.1	Wersja: 1
Prawa autorskie zastrzeżone, bez zezwolenia na powielanie lub rozpowszechnianie w jakiejkolwiek formie		Bielsko Biala, sierpień 2018 r. Opracowanie: 001-TRŚ		